

PROYECTO DE CLIMATIZACIÓN EN EL SERVICIO TERRITORIAL DE AGRICULTURA Y GANADERIA DE LA JUNTA DE CASTILLA Y LEÓN		PLANO Nº: 01
PROMOTOR: JUNTA DE CASTILLA Y LEÓN, CONSEJERÍA DE AGRICULTURA Y GANADERIA, SECRETARÍA GENERAL		ING. TÉCNICO INDUSTRIAL
SITUACIÓN: C/ Prado Tuerto, Nº 17 Plantas de 8 a la 12 (Zamora)		FECHA: Diciembre 2013
ESCALA: Verbes	PLANO DE: SITUACIÓN Y EMPLAZAMIENTO	FICHO: Félix Hernández Juan TEL: 980 530 056
ESTUDIO DE INGENIERIA: FECA S.C.B. SAN TORCUATO DE ENTREPIANTA, B.		





COPIA ELECTRÓNICA AUTÉNTICA DEL DOCUMENTO Localizador: 7PG5L6B2R04JN8JAUHSA66

Fecha Firma: 17-03-2015 14:01:00 Fecha Compulsa: 17/03/2015 14:11:28

Sello: ACTUACIONES ADMINISTRATIVAS AUTOMATIZADAS JUNTA DE CASTILLA Y LEÓN S4711001J

Compulsado por: M FELISA REY GARCIA

Acceda a la página web: <https://www.ae.jcyl.es/verDocumentos/ver?loun=7PG5L6B2R04JN8JAUHSA66> para visualizar la copia compulsada

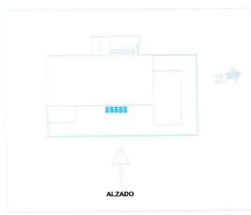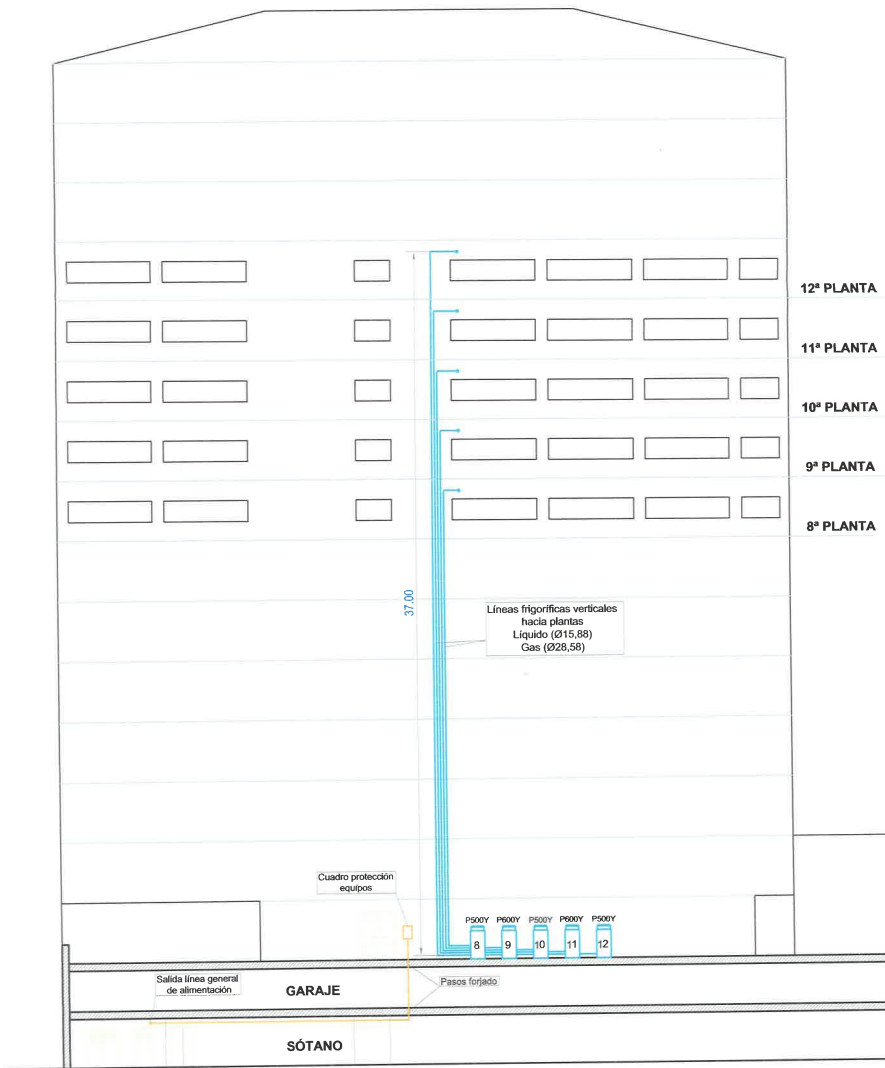

PROYECTO DE CLIMATIZACIÓN EN EL SERVICIO TERRITORIAL DE AGRICULTURA Y GANADERÍA DE LA JUNTA DE CASTILLA Y LEÓN			PLANO Nº:
PROMOTORA: JUNTA DE CASTILLA Y LEÓN. CONSEJERÍA DE AGRICULTURA Y GANADERÍA. SECRETARÍA GENERAL			03
SITUACIÓN: C/ Prado Tuerto, Nº 17 Plantas de 8 a la 12 (Zamora)			ING. TÉCNICO INDUSTRIAL
ESCALA: 1:100	PLANO DE: ALZADO INSTALACIONES	FECHA: Diciembre 2013	<i>F. Hernández</i> Fdo. Félix Hernández Juan
ESTUDIO DE INGENIERÍA FEMCA C.B. SAN TORCUATO 32. ENTREPANTA B femca.cb@gmail.com TEL. 980 530 956 49012 ZAMORA			



COPIA ELECTRÓNICA AUTÉNTICA DEL DOCUMENTO Localizador: 7PG5L6B2R04JN8JAUHSA66

Fecha Firma: 17-03-2015 14:01:00 Fecha Compulsa: 17/03/2015 14:11:28

Sello: ACTUACIONES ADMINISTRATIVAS AUTOMATIZADAS JUNTA DE CASTILLA Y LEÓN S4711001J

Compulsado por: M FELISA REY GARCIA

Acceda a la página web: <https://www.ae.jcyl.es/verDocumentos/ver?loun=7PG5L6B2R04JN8JAUHSA66> para visualizar la copia compulsada




COPIA ELECTRÓNICA AUTÉNTICA DEL DOCUMENTO Localizador: 7PG5L6B2R04JN8JAUHSA66

Fecha Firma: 17-03-2015 14:01:00 Fecha Compulsa: 17/03/2015 14:11:28

Sello: ACTUACIONES ADMINISTRATIVAS AUTOMATIZADAS JUNTA DE CASTILLA Y LEÓN S4711001J

Compulsado por: M FELISA REY GARCIA

Acceda a la página web: <https://www.ae.jcyl.es/verDocumentos/ver?loun=7PG5L6B2R04JN8JAUHSA66> para visualizar la copia compulsada

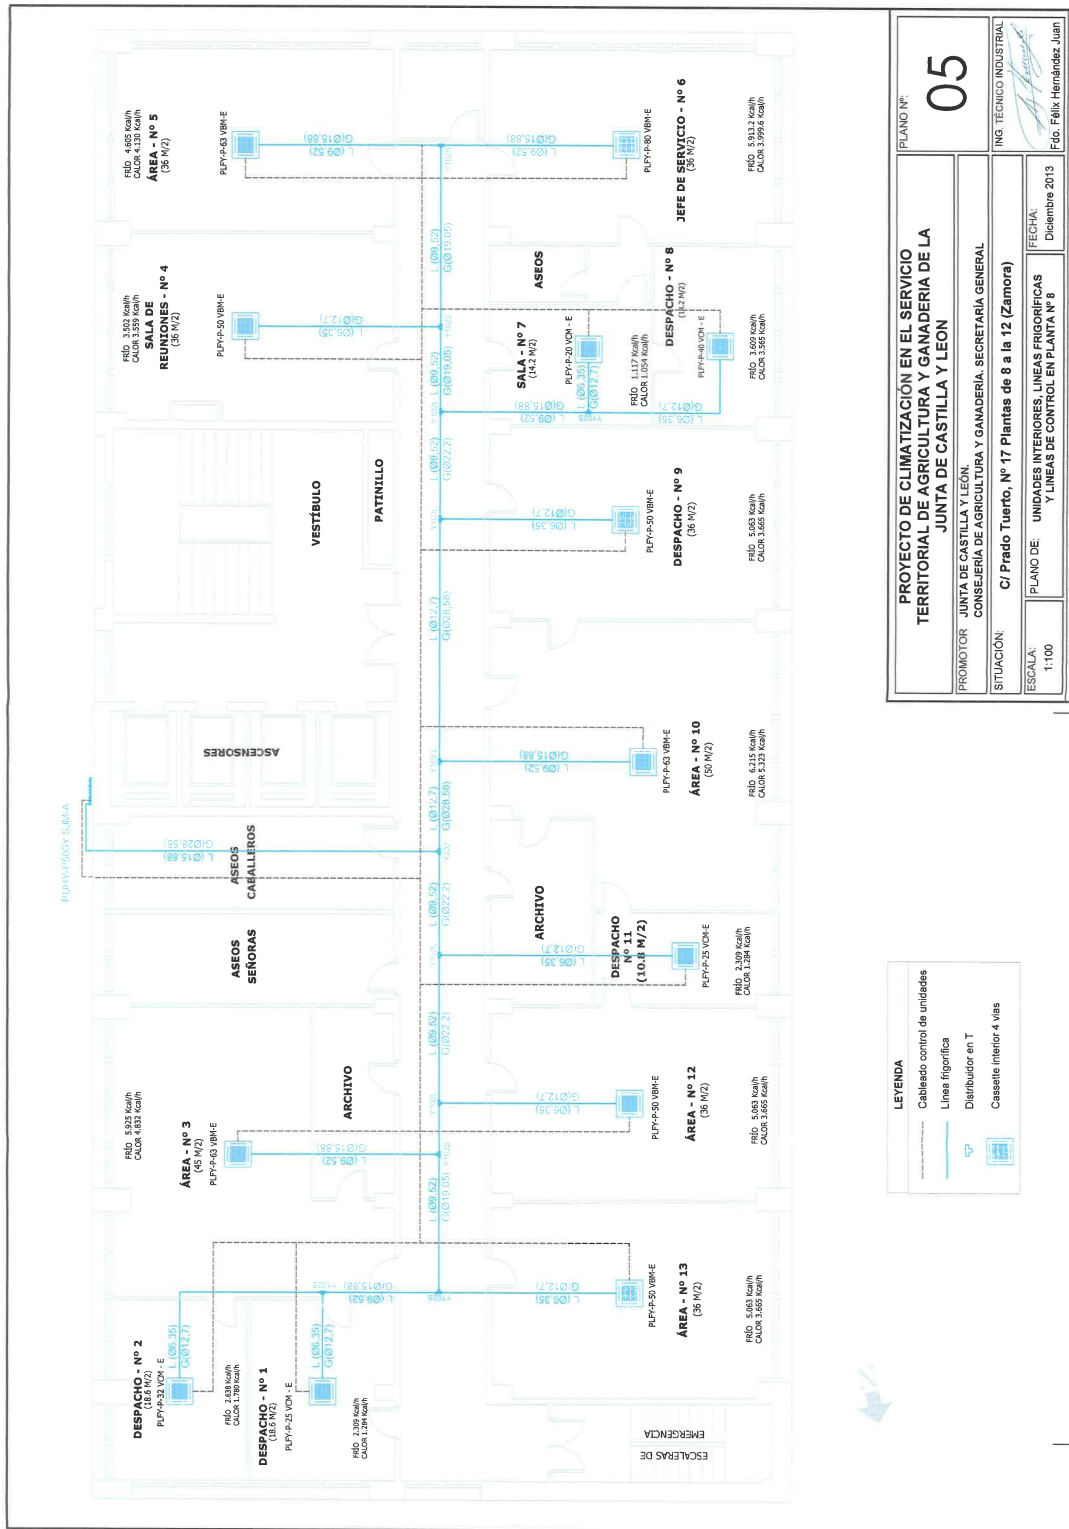

PLANO Nº: **05**

ING. TÉCNICO INDUSTRIAL
Fdo. Félix Hernández Jun

PROYECTO DE CLIMATIZACIÓN EN EL SERVICIO TERRITORIAL DE AGRICULTURA Y GANADERÍA DE LA JUNTA DE CASTILLA Y LEÓN

PROMOTOR: JUNTA DE CASTILLA Y LEÓN
CONSEJERÍA DE AGRICULTURA Y GANADERÍA, SECRETARÍA GENERAL

SITUACIÓN: C/ Prado Tuerto, Nº 17 Plantas de 8 a la 12 (Zamora)


ESCALA: 1:100

FECHA: Diciembre 2013

ESTUDIO DE INGENIERÍA: FEMCA S.C.B. - SAN TORCUAYO 52. ENTREPIANTA B. - TEL. 900 030 055 - 49012 - ZAMORA

LEYENDA

- Cableado control de unidades
- Línea frigorífica
- Distribuidor en T
- Cassette interior 4 vías

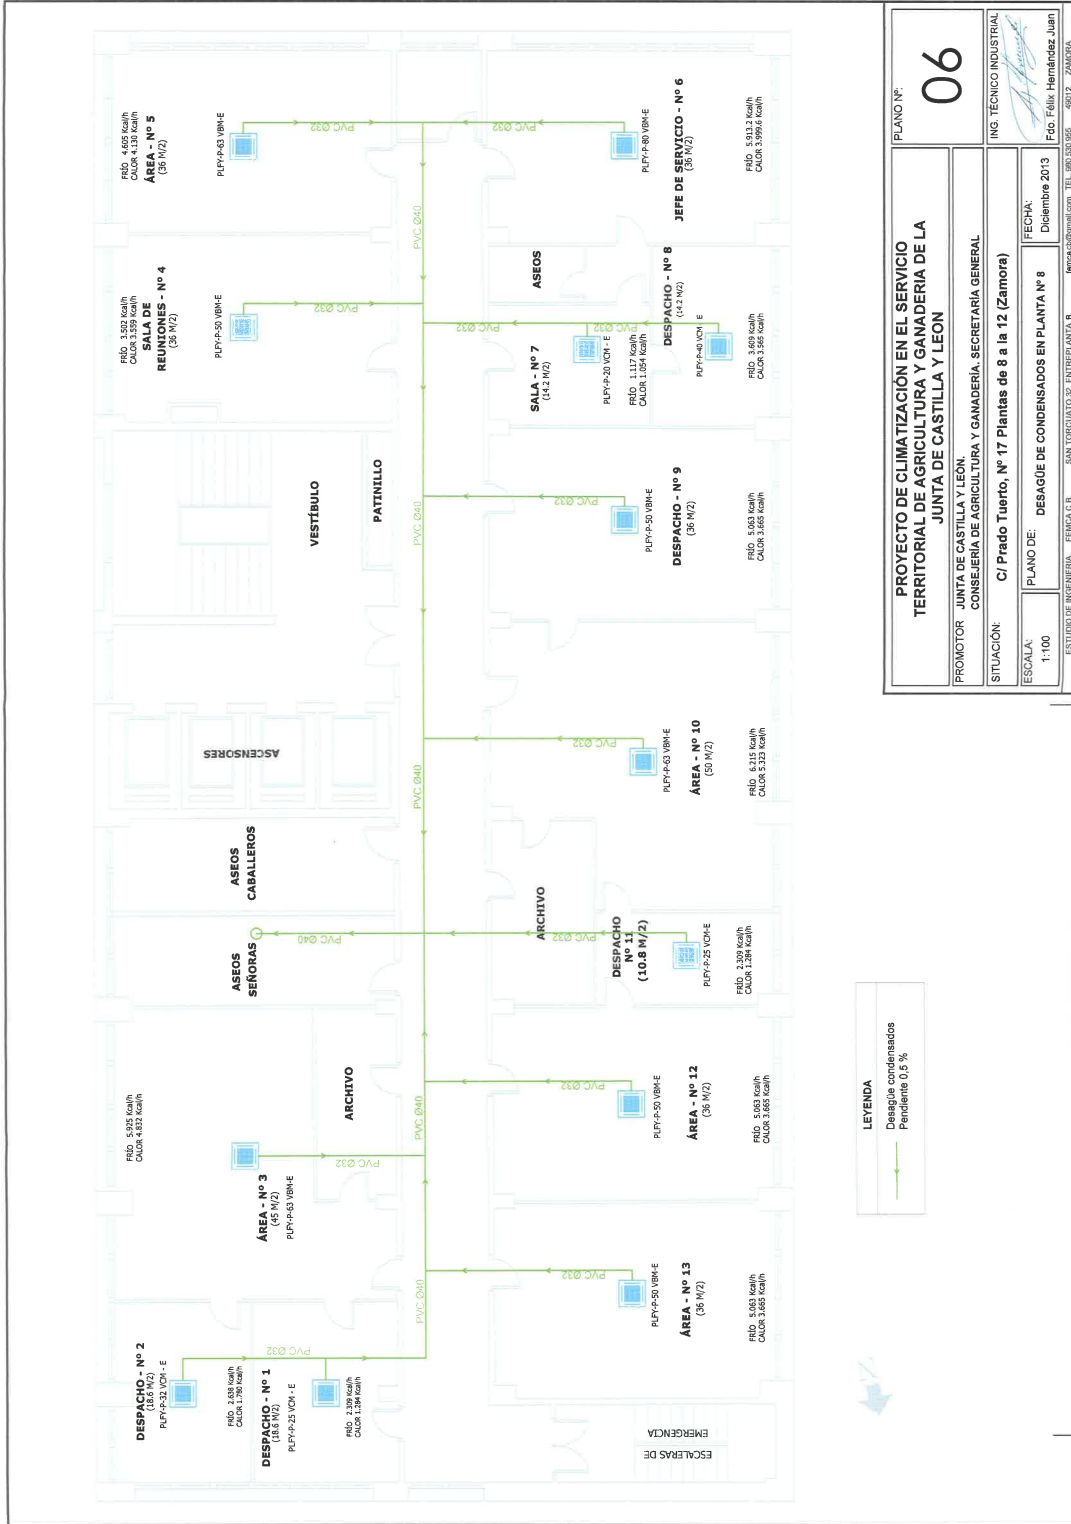

LEYENDA
 Desagüe condensados
 Pendiente 0,5 %

PROYECTO DE CLIMATIZACIÓN EN EL SERVICIO TERRITORIAL DE AGRICULTURA Y GANADERIA DE LA JUNTA DE CASTILLA Y LEÓN CONSEJERIA DE AGRICULTURA Y GANADERIA, SECRETARIA GENERAL		PLANO Nº: 06 ING. TÉCNICO INDUSTRIAL
PROMOTOR: JUNTA DE CASTILLA Y LEÓN CONSEJERIA DE AGRICULTURA Y GANADERIA, SECRETARIA GENERAL	SITUACIÓN: C/ Prado Tuerto, Nº 17 Plantas de 8 a la 12 (Zamora)	ING. TÉCNICO INDUSTRIAL Fdo: Félix Hernández Juan
ESCALA: 1:100	PLANO DE: DESAGÜE DE CONDENSADOS EN PLANTA Nº 8	FECHA: Diciembre 2013
ESTUDIO DE INGENIERIA, E.M.D.A.C.I.B. SAN TORCUATO 32, ENTREPLANTA 8 TEL. 980.530.055 48012 ZAMORA		



COPIA ELECTRÓNICA AUTENTICA DEL DOCUMENTO Localizador: 7PG5L6B2R04JN8JAUHSA66

Fecha Firma: 17-03-2015 14:01:00 Fecha Compulsa: 17/03/2015 14:11:28

Sello: ACTUACIONES ADMINISTRATIVAS AUTOMATIZADAS JUNTA DE CASTILLA Y LEÓN S4711001J

Compulsado por: M FELISA REY GARCIA

Acceda a la página web: <https://www.ae.jcyl.es/verDocumentos/ver?loun=7PG5L6B2R04JN8JAUHSA66> para visualizar la copia compulsada




COPIA ELECTRÓNICA AUTÉNTICA DEL DOCUMENTO Localizador: 7PG5L6B2R04JN8JAUHSA66

Fecha Firma: 17-03-2015 14:01:00 Fecha Compulsa: 17/03/2015 14:11:28

Sello: ACTUACIONES ADMINISTRATIVAS AUTOMATIZADAS JUNTA DE CASTILLA Y LEÓN S4711001J

Compulsado por: M FELISA REY GARCIA

Acceda a la página web: <https://www.ae.jcyl.es/verDocumentos/ver?loun=7PG5L6B2R04JN8JAUHSA66> para visualizar la copia compulsada

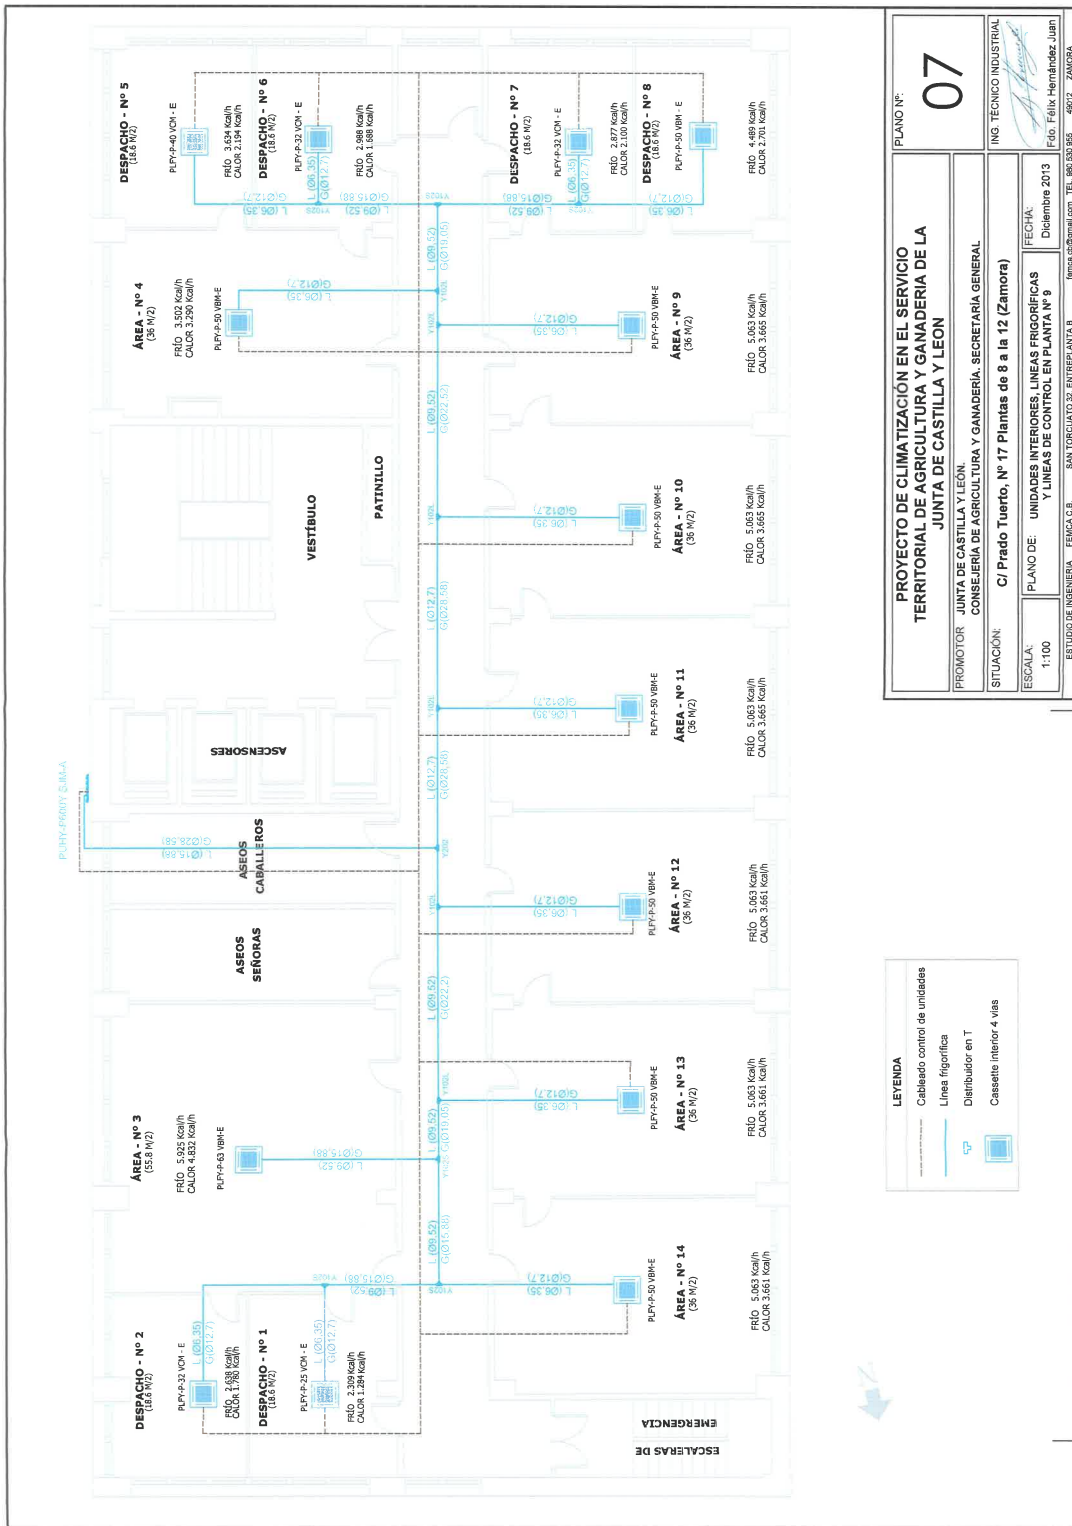




COPIA ELECTRÓNICA AUTÉNTICA DEL DOCUMENTO Localizador: 7PG5L6B2R04JN8JAUHSA66

Fecha Firma: 17-03-2015 14:01:00 Fecha Compulsa: 17/03/2015 14:11:28

Sello: ACTUACIONES ADMINISTRATIVAS AUTOMATIZADAS JUNTA DE CASTILLA Y LEÓN S4711001J

Compulsado por: M FELISA REY GARCIA

Acceda a la página web: <https://www.ae.jcyl.es/verDocumentos/ver?loun=7PG5L6B2R04JN8JAUHSA66> para visualizar la copia compulsada

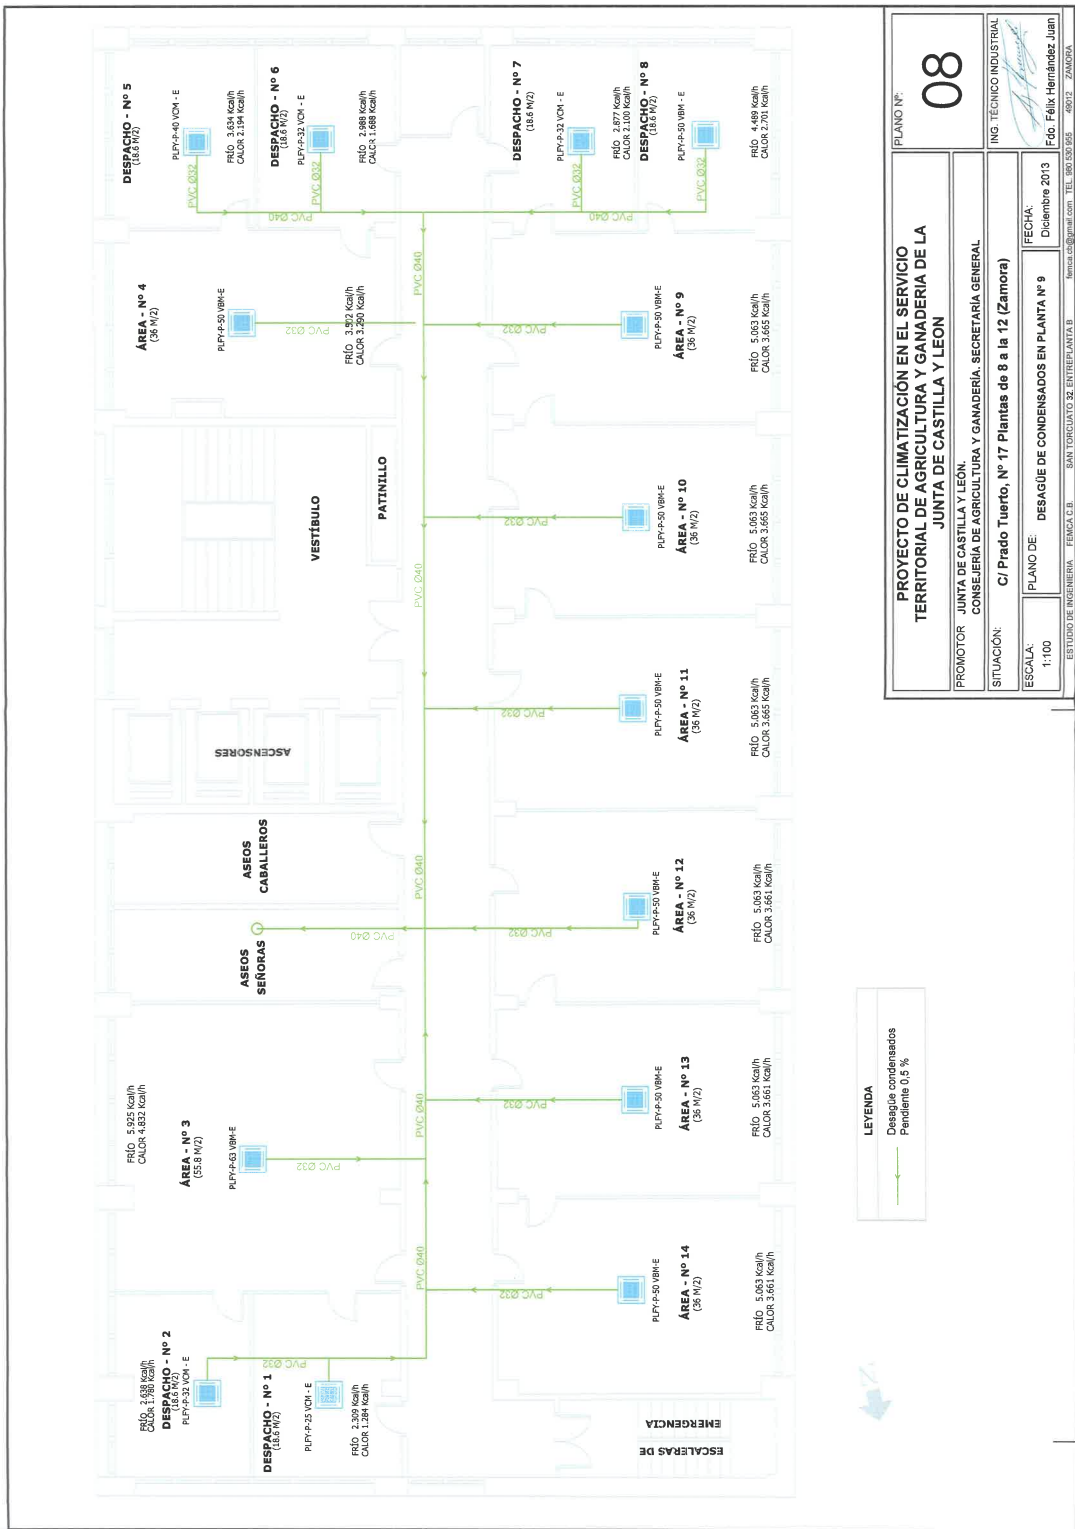




COPIA ELECTRÓNICA AUTÉNTICA DEL DOCUMENTO Localizador: 7PG5L6B2R04JN8JAUHSA66


Fecha Firma: 17-03-2015 14:01:00 Fecha Compulsa: 17/03/2015 14:11:28

Sello: ACTUACIONES ADMINISTRATIVAS AUTOMATIZADAS JUNTA DE CASTILLA Y LEÓN S4711001J

Compulsado por: M FELISA REY GARCIA

Acceda a la página web: <https://www.ae.jcyl.es/verDocumentos/ver?loun=7PG5L6B2R04JN8JAUHSA66> para visualizar la copia compulsada

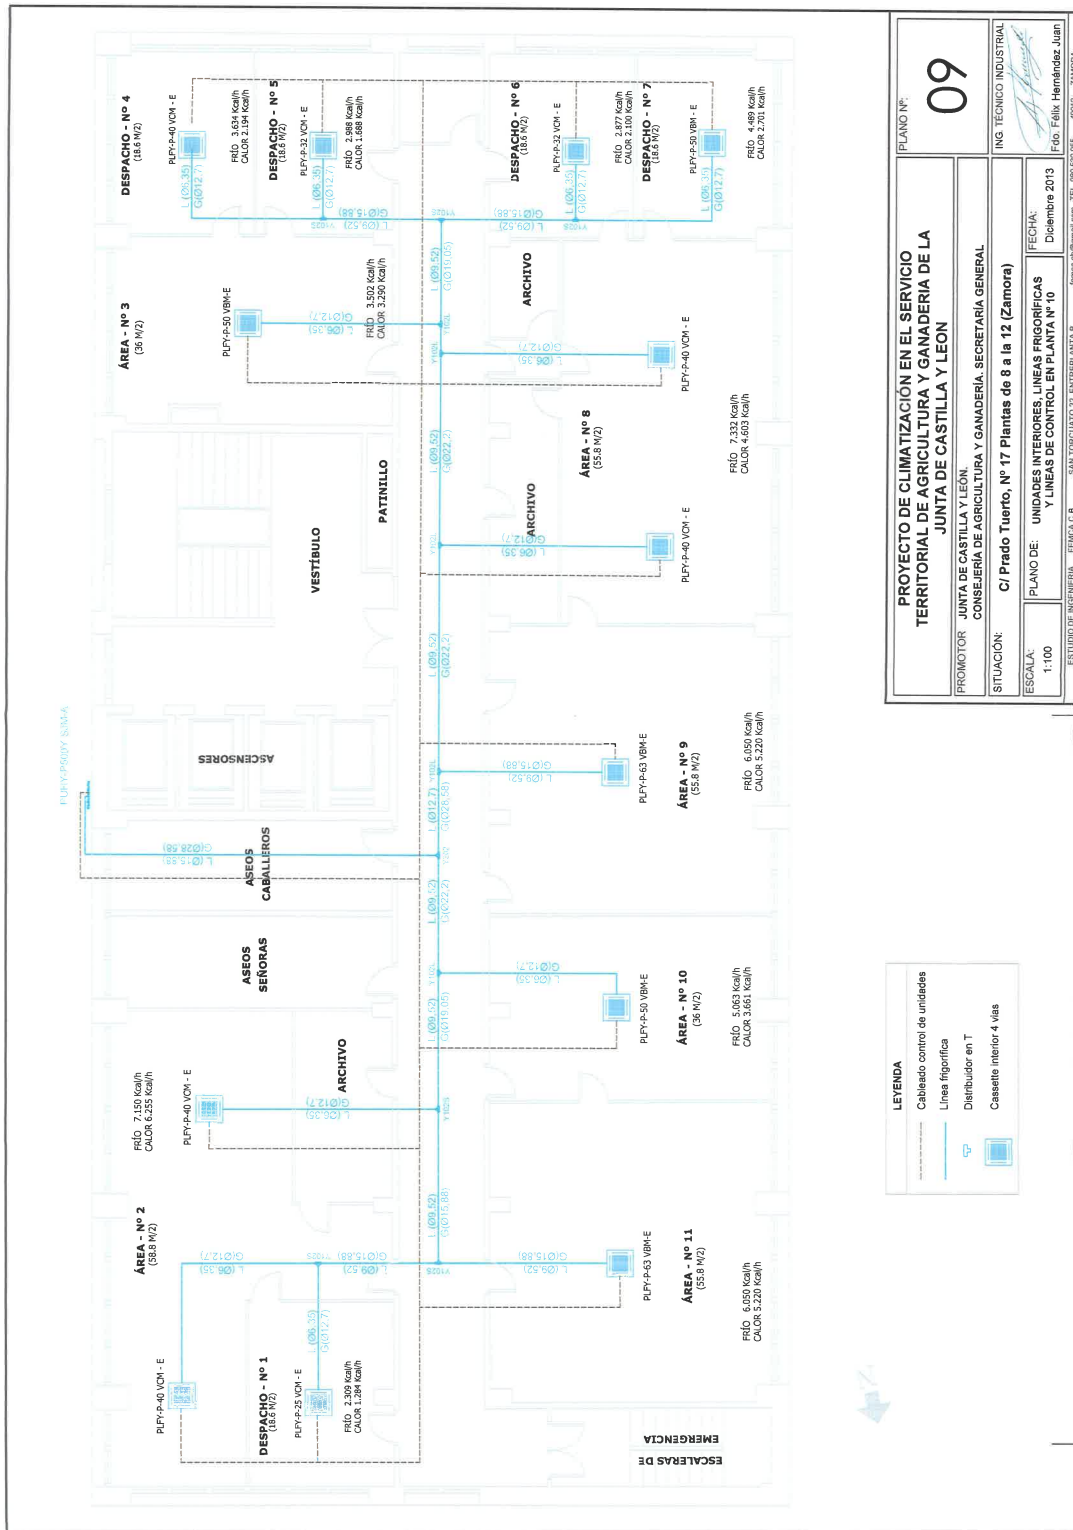

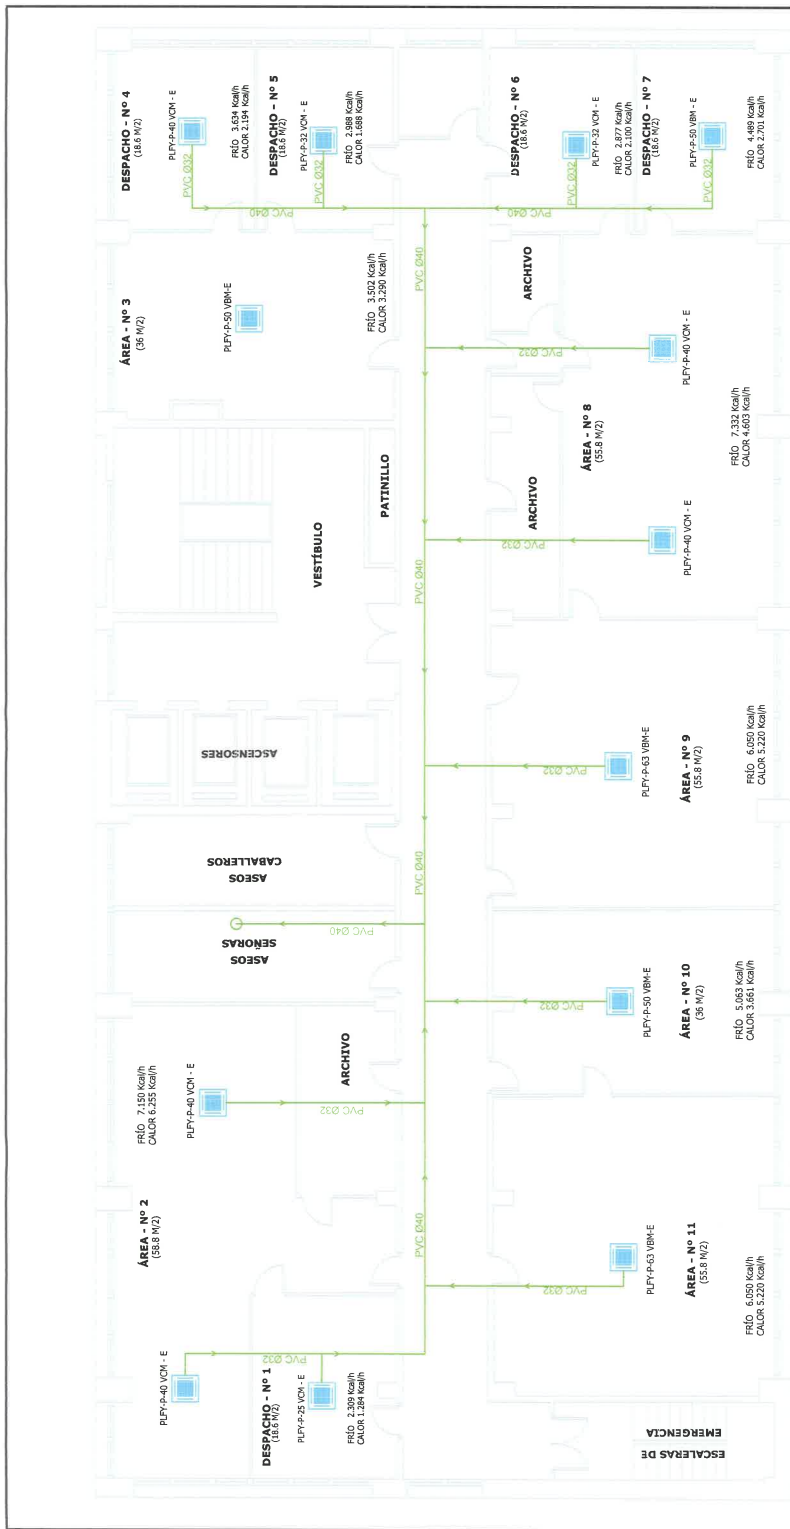

PLANO Nº: **10**

PROYECTO DE CLIMATIZACIÓN EN EL SERVICIO TERRITORIAL DE AGRICULTURA Y GANADERÍA DE LA JUNTA DE CASTILLA Y LEÓN

PROMOTOR: JUNTA DE CASTILLA Y LEÓN
CONSEJERÍA DE AGRICULTURA Y GANADERÍA, SECRETARÍA GENERAL

SITUACIÓN: C/ Prado Tuerto, Nº 17 Plantas de 8 a 12 (Zamora)

ESCALA: 1:100

PLANO DE: DESAGUE DE CONDENSADOS EN PLANTA Nº 10

FECHA: Diciembre 2013

ING. TÉCNICO INDUSTRIAL
Fdo. Felix Hernández Juan

ESTUDIO DE INGENIERIA FEMZA C.B. SAN TORCUAYTO 32 ENTREPLANTA B TEL. 600 030 005 40012 ZAMORA



COPIA ELECTRÓNICA AUTÉNTICA DEL DOCUMENTO Localizador: 7PG5L6B2R04JN8JAUHSA66

Fecha Firma: 17-03-2015 14:01:00 Fecha Compulsa: 17/03/2015 14:11:28

Sello: ACTUACIONES ADMINISTRATIVAS AUTOMATIZADAS JUNTA DE CASTILLA Y LEÓN S4711001J

Compulsado por: M FELISA REY GARCIA

Acceda a la página web: <https://www.ae.jcyl.es/verDocumentos/ver?loun=7PG5L6B2R04JN8JAUHSA66> para visualizar la copia compulsada




COPIA ELECTRÓNICA AUTÉNTICA DEL DOCUMENTO Localizador: 7PG5L6B2R04JN8JAUHSA66

Fecha Firma: 17-03-2015 14:01:00 Fecha Compulsa: 17/03/2015 14:11:28

Sello: ACTUACIONES ADMINISTRATIVAS AUTOMATIZADAS JUNTA DE CASTILLA Y LEÓN S4711001J

Compulsado por: M FELISA REY GARCIA

Acceda a la página web: <https://www.ae.jcyl.es/verDocumentos/ver?loun=7PG5L6B2R04JN8JAUHSA66> para visualizar la copia compulsada

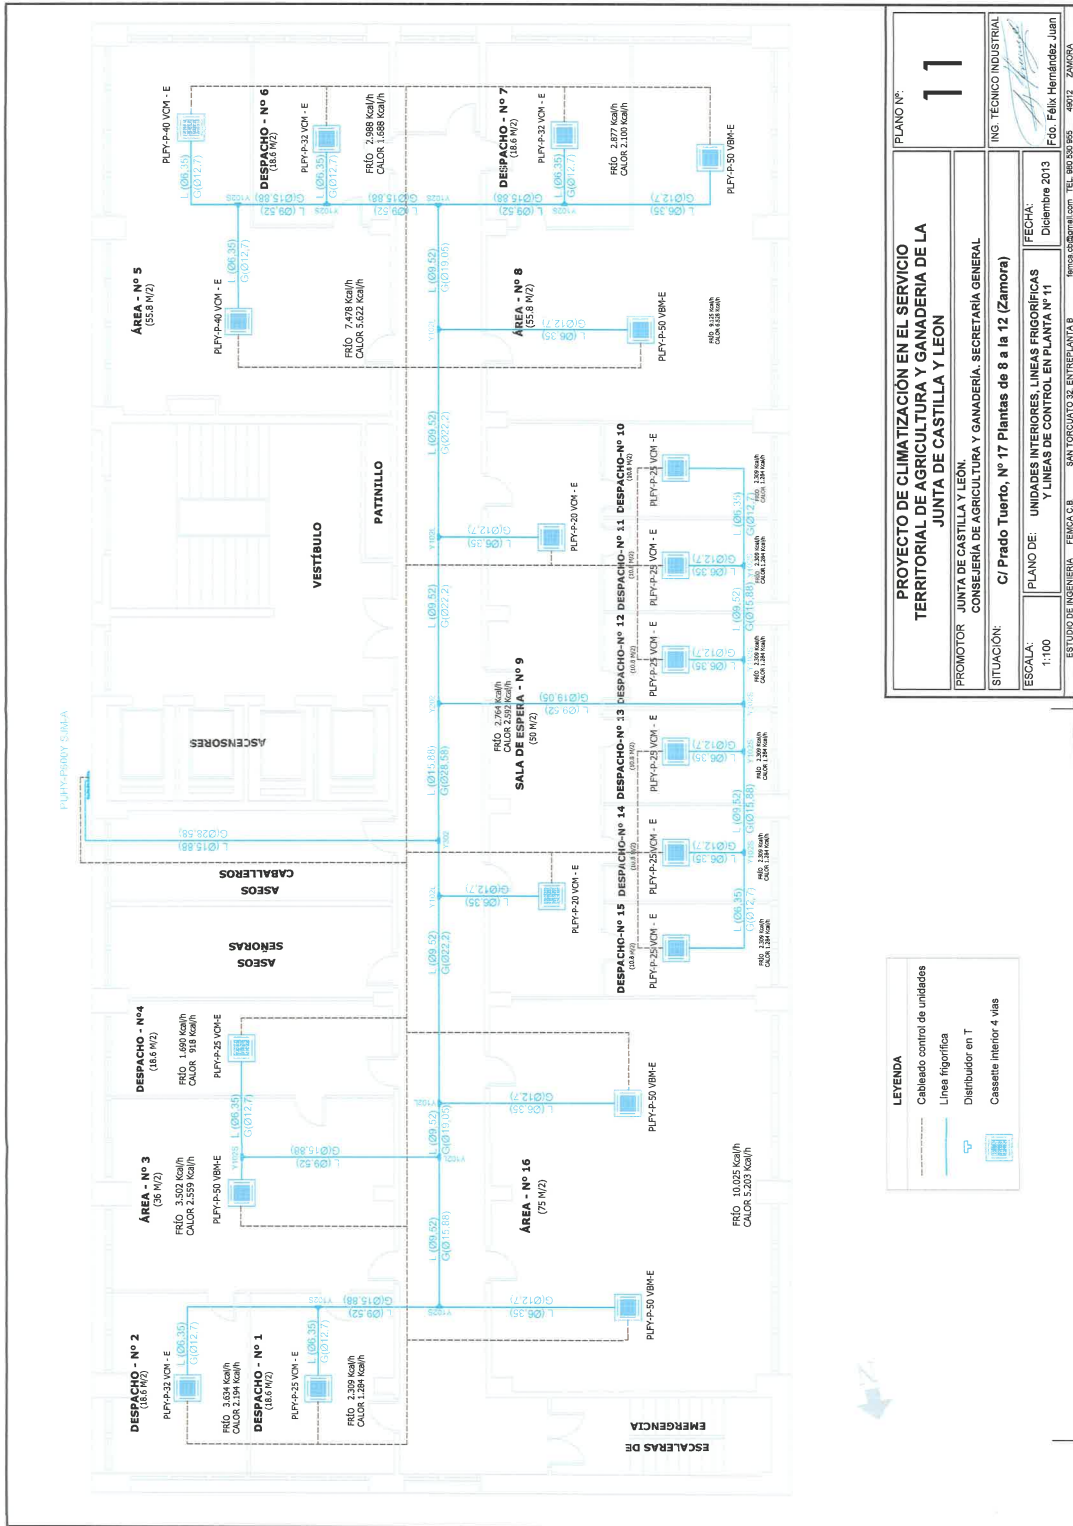




COPIA ELECTRÓNICA AUTÉNTICA DEL DOCUMENTO Localizador: 7PG5L6B2R04JN8JAUHSA66


Fecha Firma: 17-03-2015 14:01:00 Fecha Compulsa: 17/03/2015 14:11:28

Sello: ACTUACIONES ADMINISTRATIVAS AUTOMATIZADAS JUNTA DE CASTILLA Y LEÓN S4711001J

Compulsado por: M FELISA REY GARCIA

Acceda a la página web: <https://www.ae.jcyl.es/verDocumentos/ver?loun=7PG5L6B2R04JN8JAUHSA66> para visualizar la copia compulsada

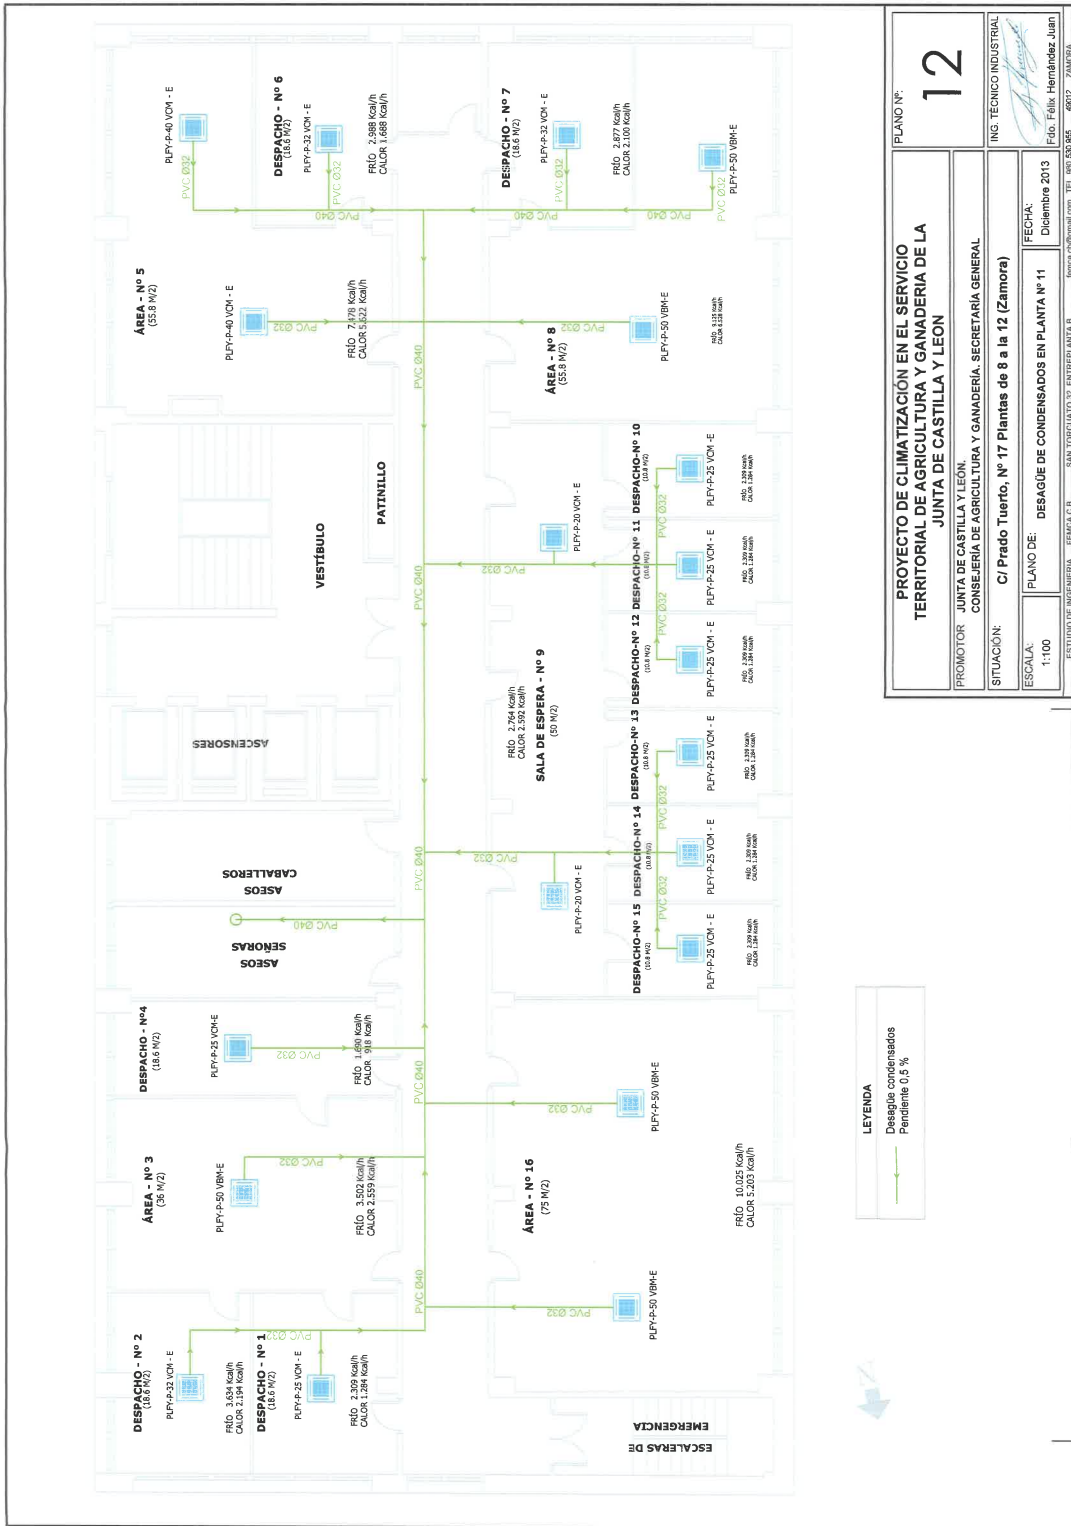

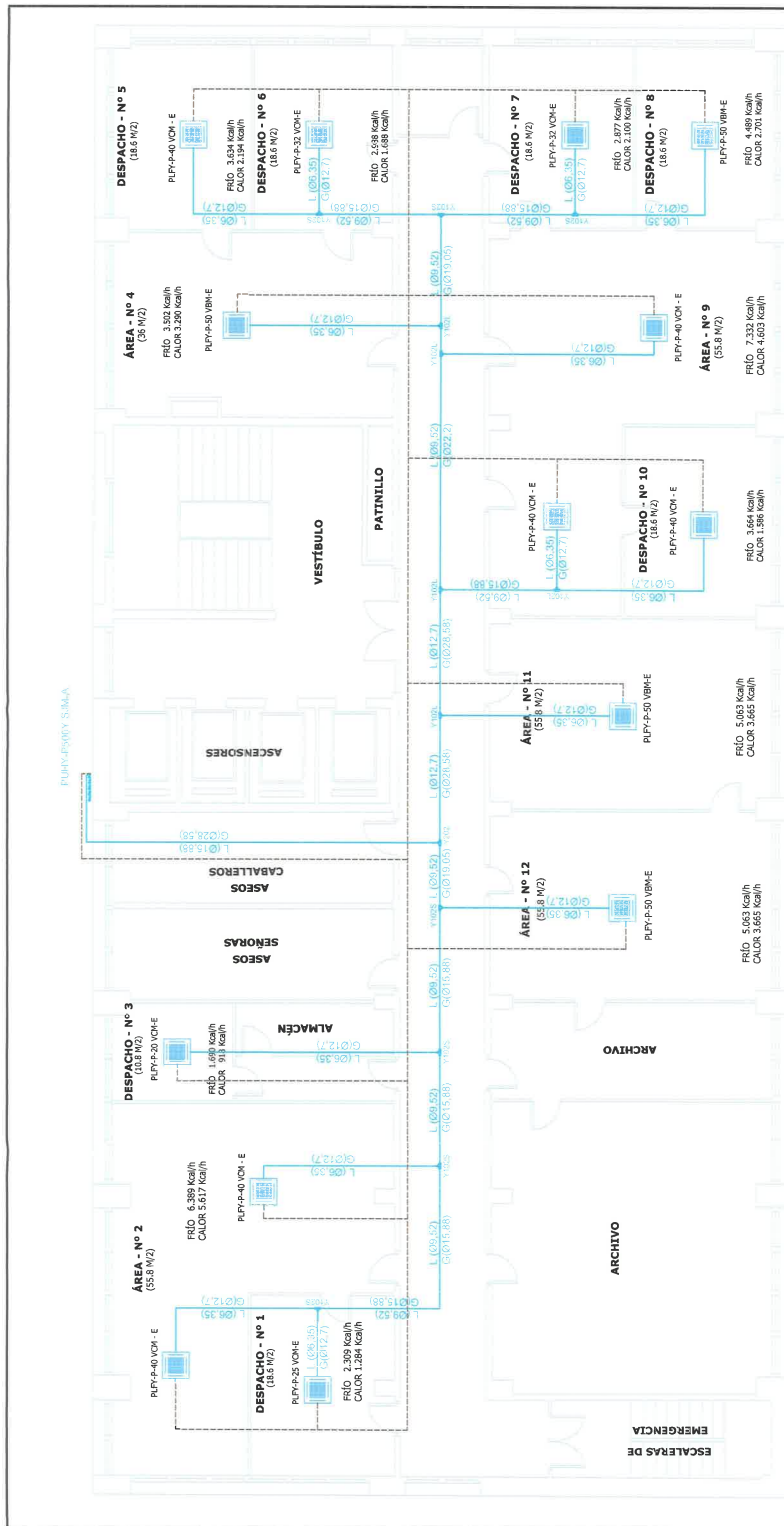

PLANO Nº: **13**

PROYECTO DE CLIMATIZACIÓN EN EL SERVICIO TERRITORIAL DE AGRICULTURA Y GANADERÍA DE LA JUNTA DE CASTILLA Y LEÓN

PROMOTOR: JUNTA DE CASTILLA Y LEÓN
CONSEJERÍA DE AGRICULTURA Y GANADERÍA, SECRETARÍA GENERAL

SITUACIÓN: C/ Prado Tuerto, Nº 17 Plantas de 8 a la 12 (Zamora)

ESCALA: 1:100

FECHA: Diciembre 2013

ING. TÉCNICO INDUSTRIAL
Fdo. Félix Hernández Juan
TEL. 900 530 855 49072 ZAMORA

ESTUDIO DE INGENIERÍA FEMCA C.B. SAN TORCUATO 22, ENTREPLANTA B

LEYENDA

- Cableado control de unidades
- Línea frigorífica
- Distribuidor en T
- Cassete interior 4 vías




COPIA ELECTRÓNICA AUTÉNTICA DEL DOCUMENTO Localizador: 7PG5L6B2R04JN8JAUHSA66

Fecha Firma: 17-03-2015 14:01:00 Fecha Compulsa: 17/03/2015 14:11:28

Sello: ACTUACIONES ADMINISTRATIVAS AUTOMATIZADAS JUNTA DE CASTILLA Y LEÓN S4711001J

Compulsado por: M FELISA REY GARCIA

Acceda a la página web: <https://www.ae.jcyl.es/verDocumentos/ver?loun=7PG5L6B2R04JN8JAUHSA66> para visualizar la copia compulsada

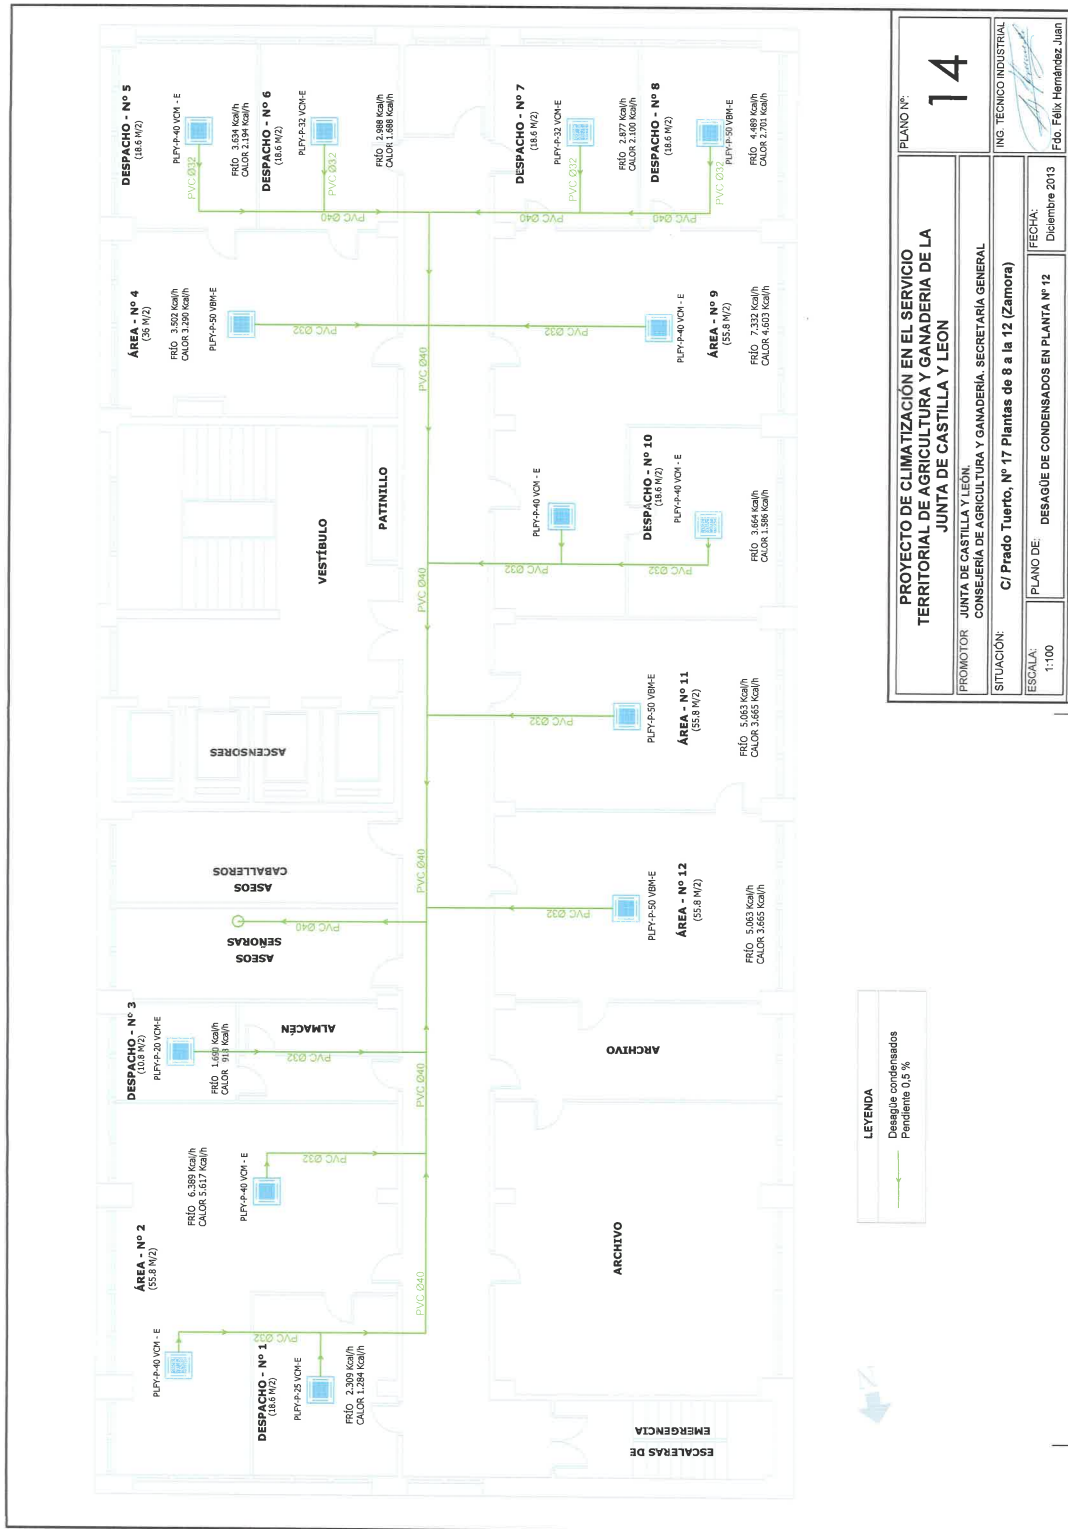

PLANO Nº: **14**

PROYECTO DE CLIMATIZACIÓN EN EL SERVICIO TERRITORIAL DE AGRICULTURA Y GANADERÍA DE LA JUNTA DE CASTILLA Y LEÓN

PROMOTOR: JUNTA DE CASTILLA Y LEÓN
CONSEJERÍA DE AGRICULTURA Y GANADERÍA, SECRETARÍA GENERAL

SITUACIÓN: C/ Prado Tuerto, Nº 17 Plantas de 8 a la 12 (Zamora)

ESCALA: 1:100

FECHA: Diciembre 2013

PLANO DE: DESAGÜE DE CONDENSADOS EN PLANTA Nº 12

ESTUDIO DE INGENIERÍA: FEMCA C.B. SAN TORCUATO DE ENTREPUNTA B. ferna.cib@pntal.com TEL. 900 530 955 49912 ZAMORA

ING. TÉCNICO INDUSTRIAL
Fdo. Félix Hernández Juan



COPIA ELECTRÓNICA AUTÉNTICA DEL DOCUMENTO Localizador: 7PG5L6B2R04JN8JAUHSA66

Fecha Firma: 17-03-2015 14:01:00 Fecha Compulsa: 17/03/2015 14:11:28

Sello: ACTUACIONES ADMINISTRATIVAS AUTOMATIZADAS JUNTA DE CASTILLA Y LEÓN S4711001J

Compulsado por: M FELISA REY GARCIA

Acceda a la página web: <https://www.ae.jcyl.es/verDocumentos/ver?loun=7PG5L6B2R04JN8JAUHSA66> para visualizar la copia compulsada