




DETALLE INSTALACION PLACAS SOLARES EN CUBIERTA SALA CALDERAS. ESCALA: 1:100

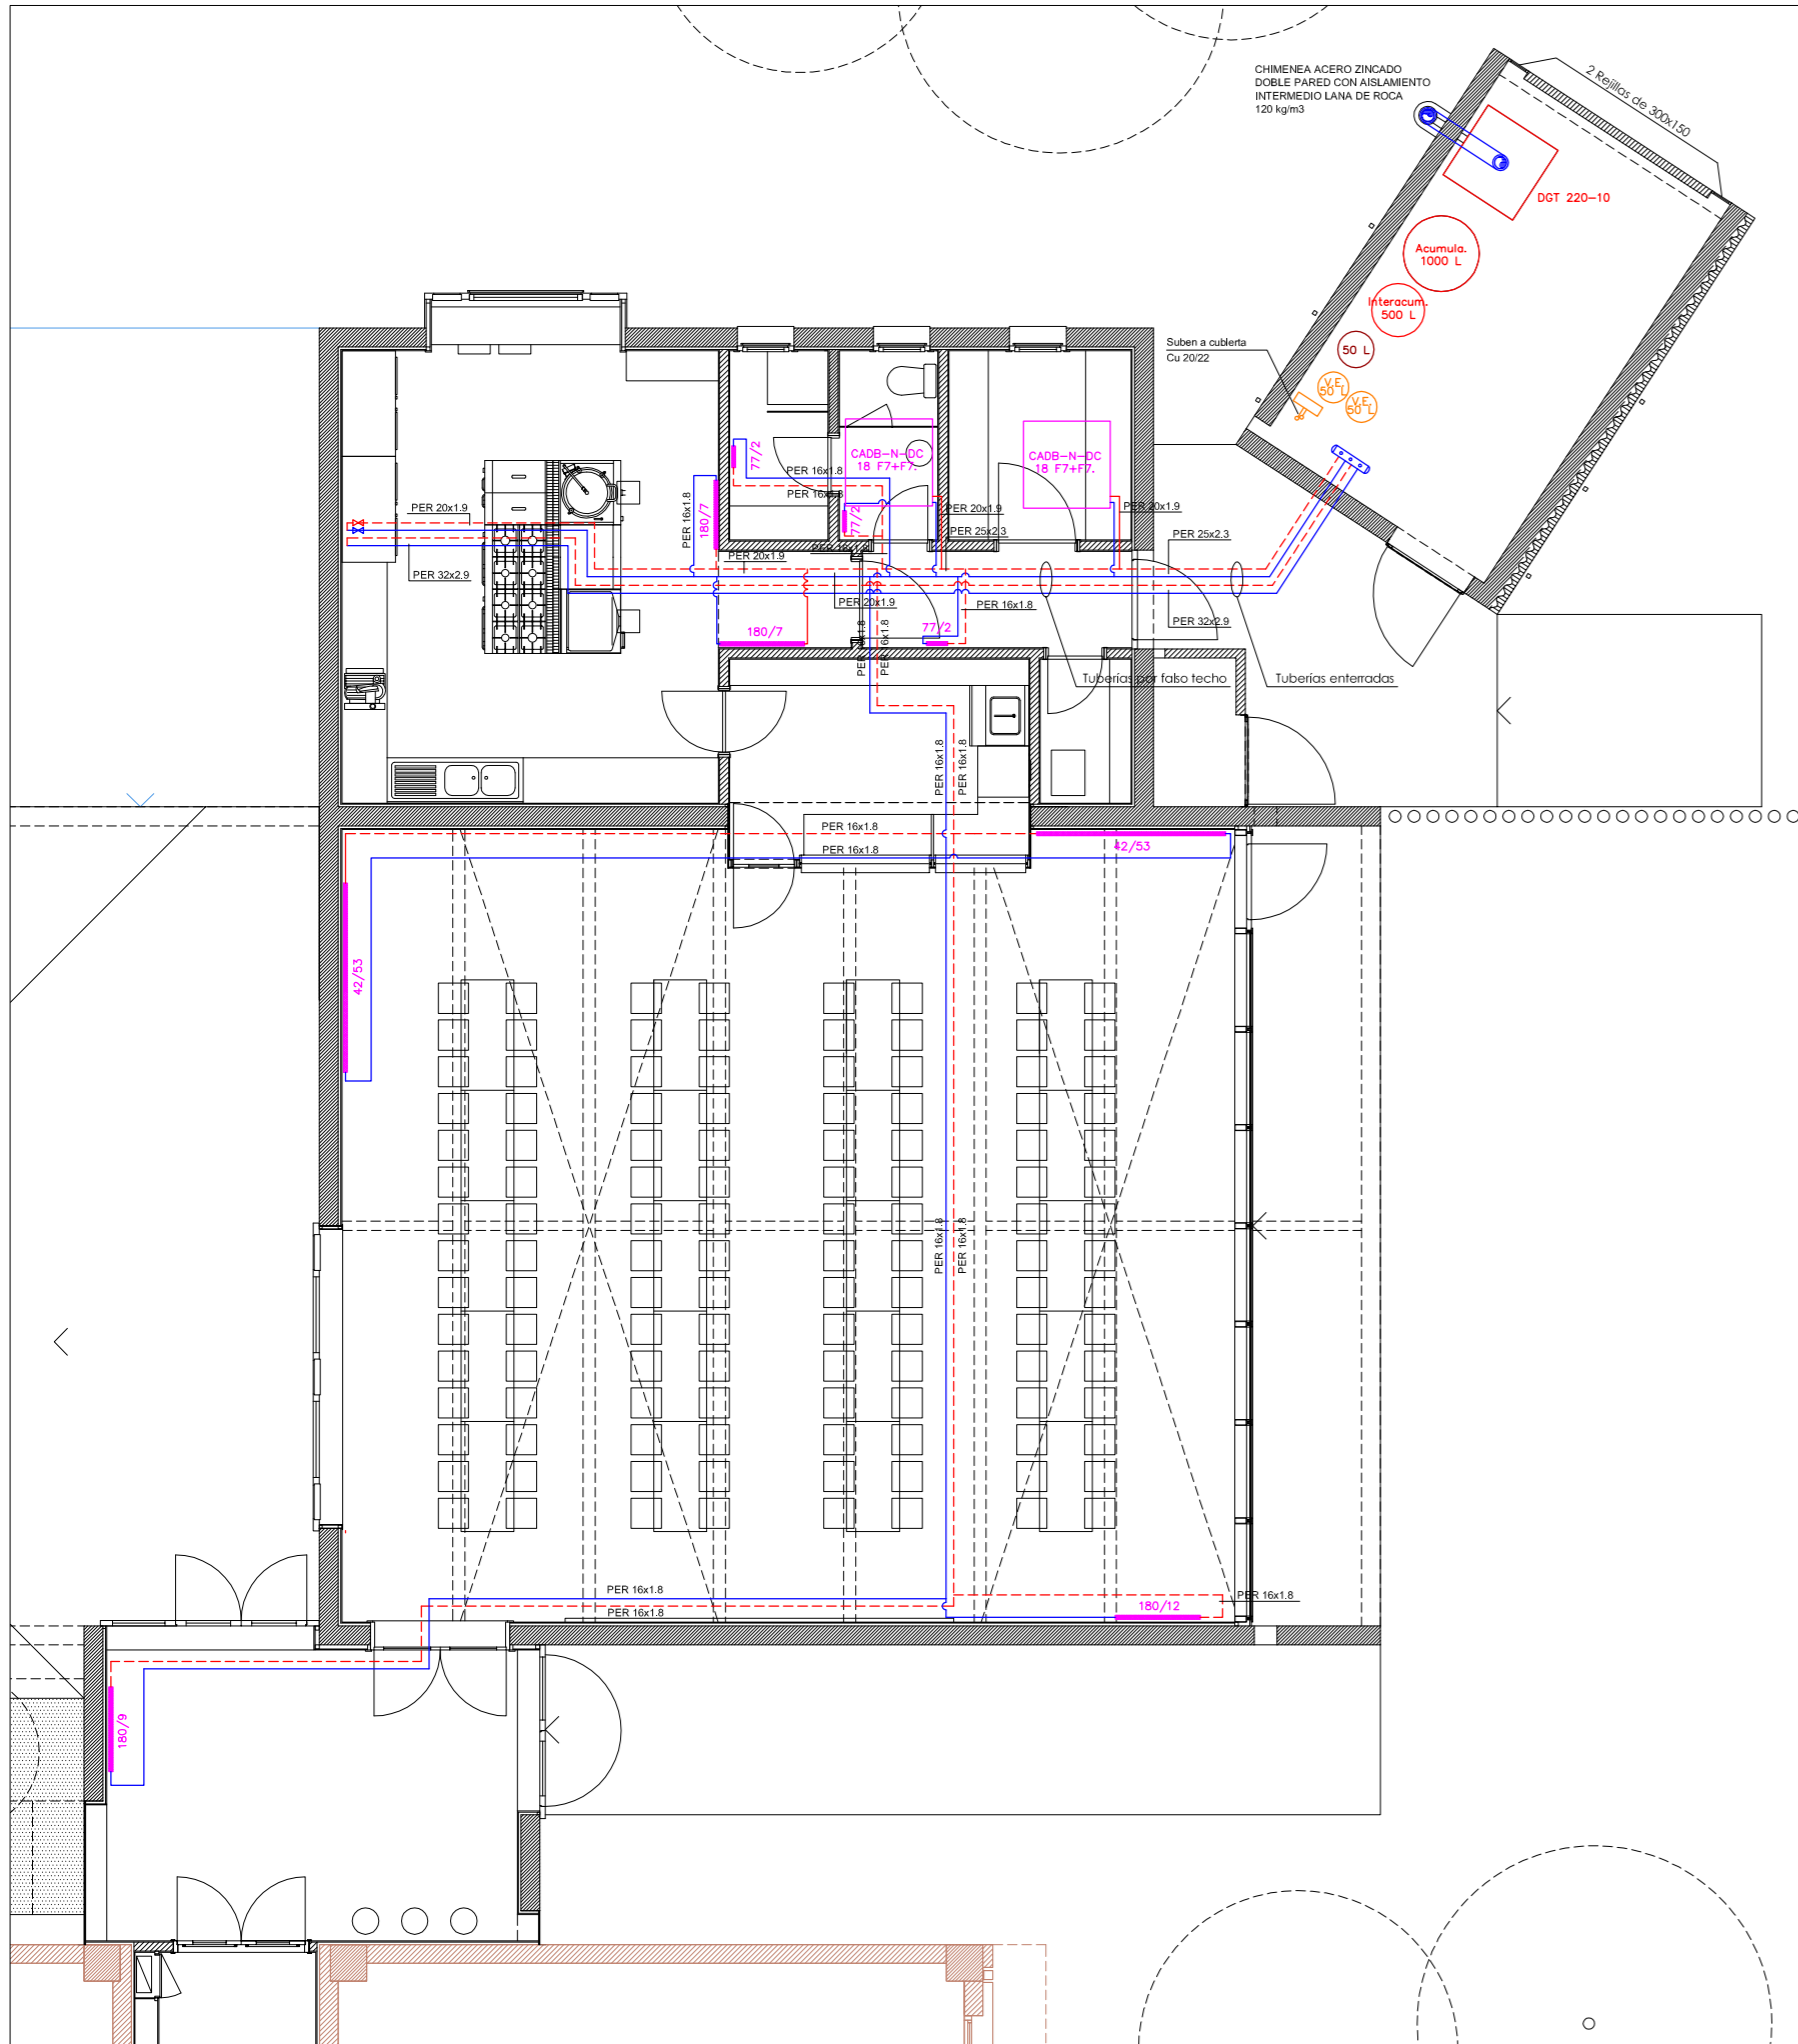

INSTALACIÓN CLIMATIZACIÓN. RADIADORES. ESCALA: 1:100

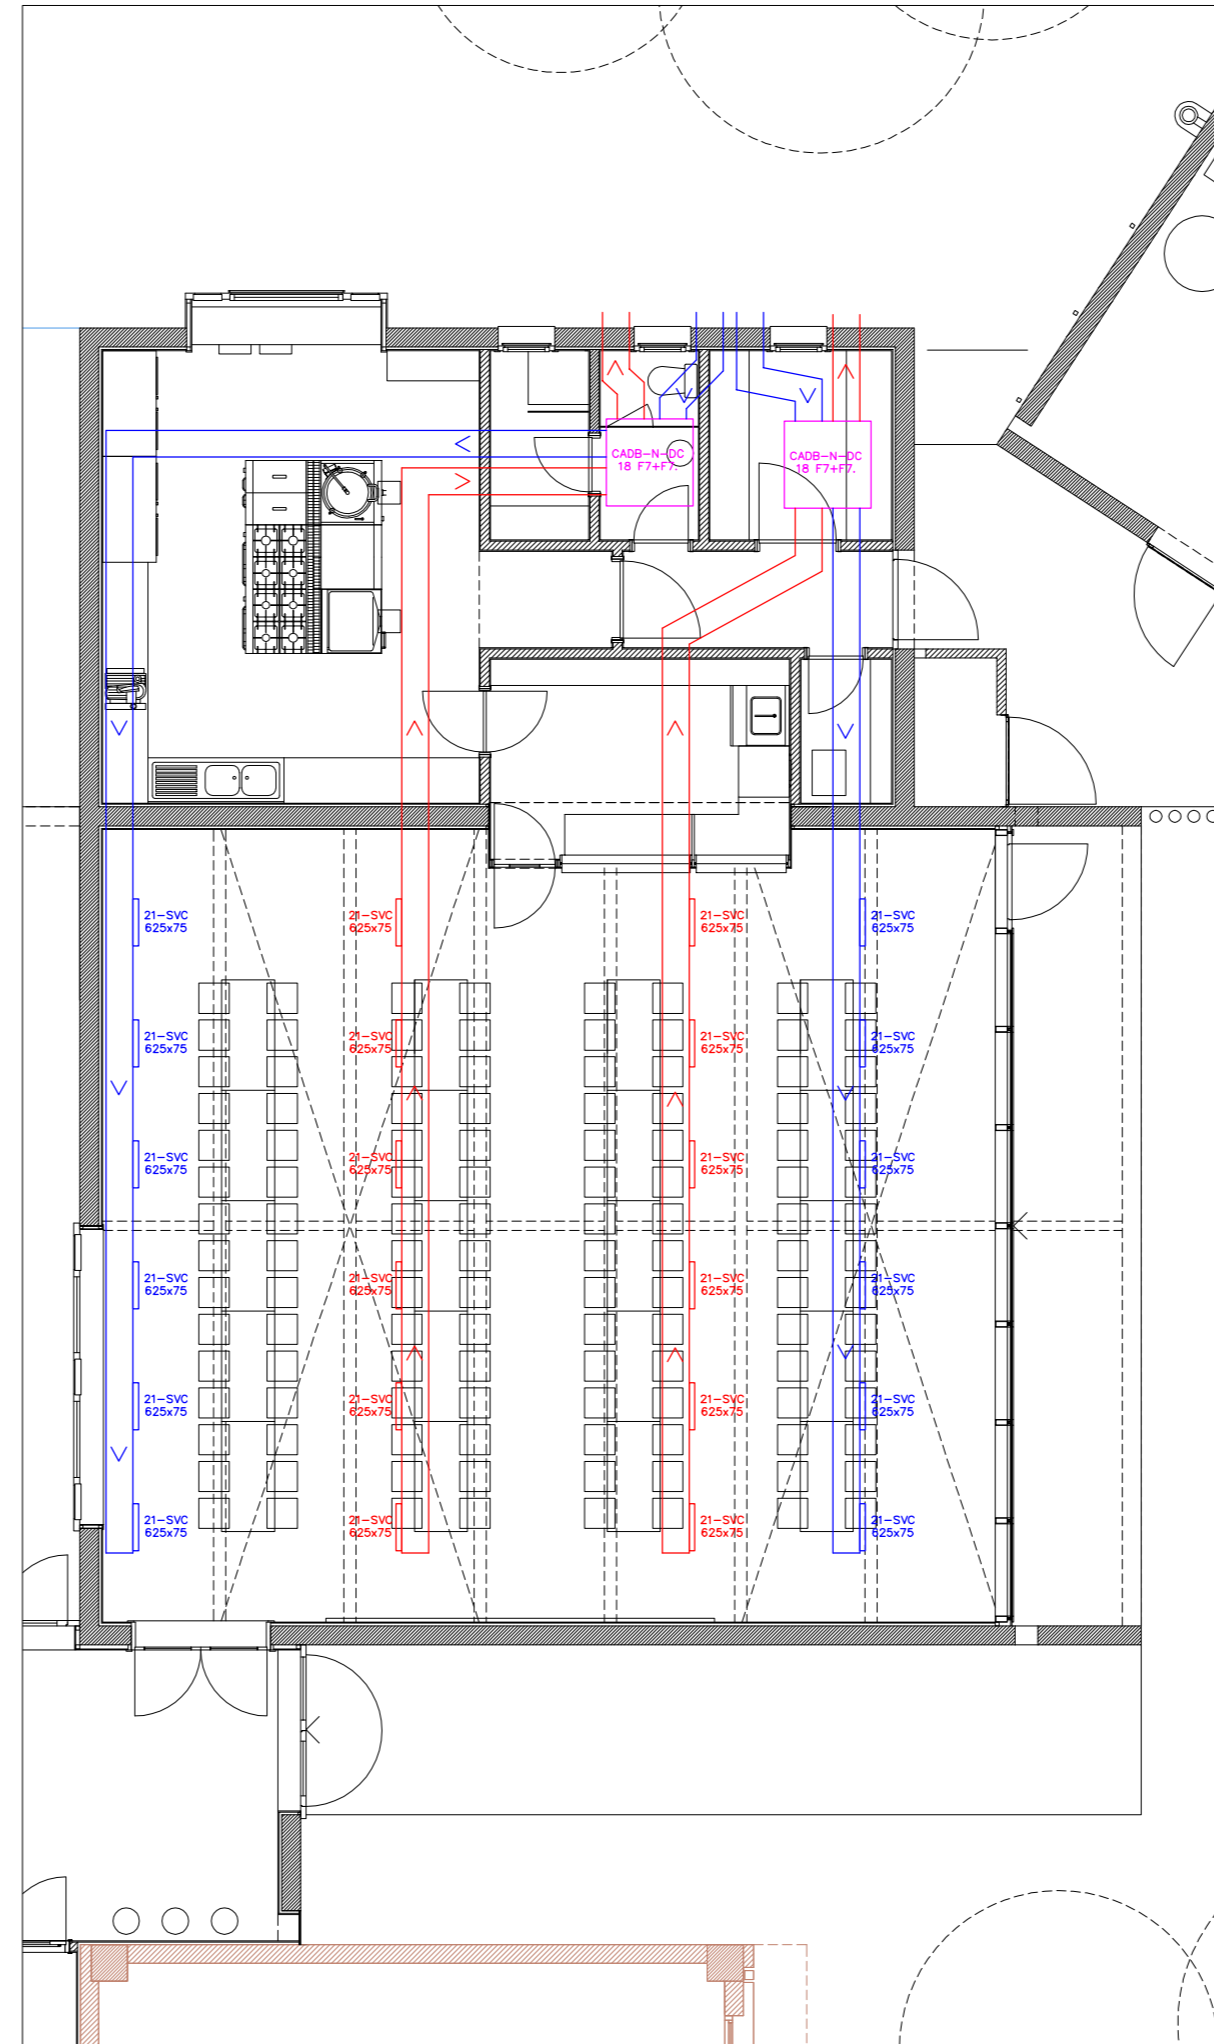

INSTALACIÓN CLIMATIZACIÓN. VENTILACIÓN. ESCALA: 1:100

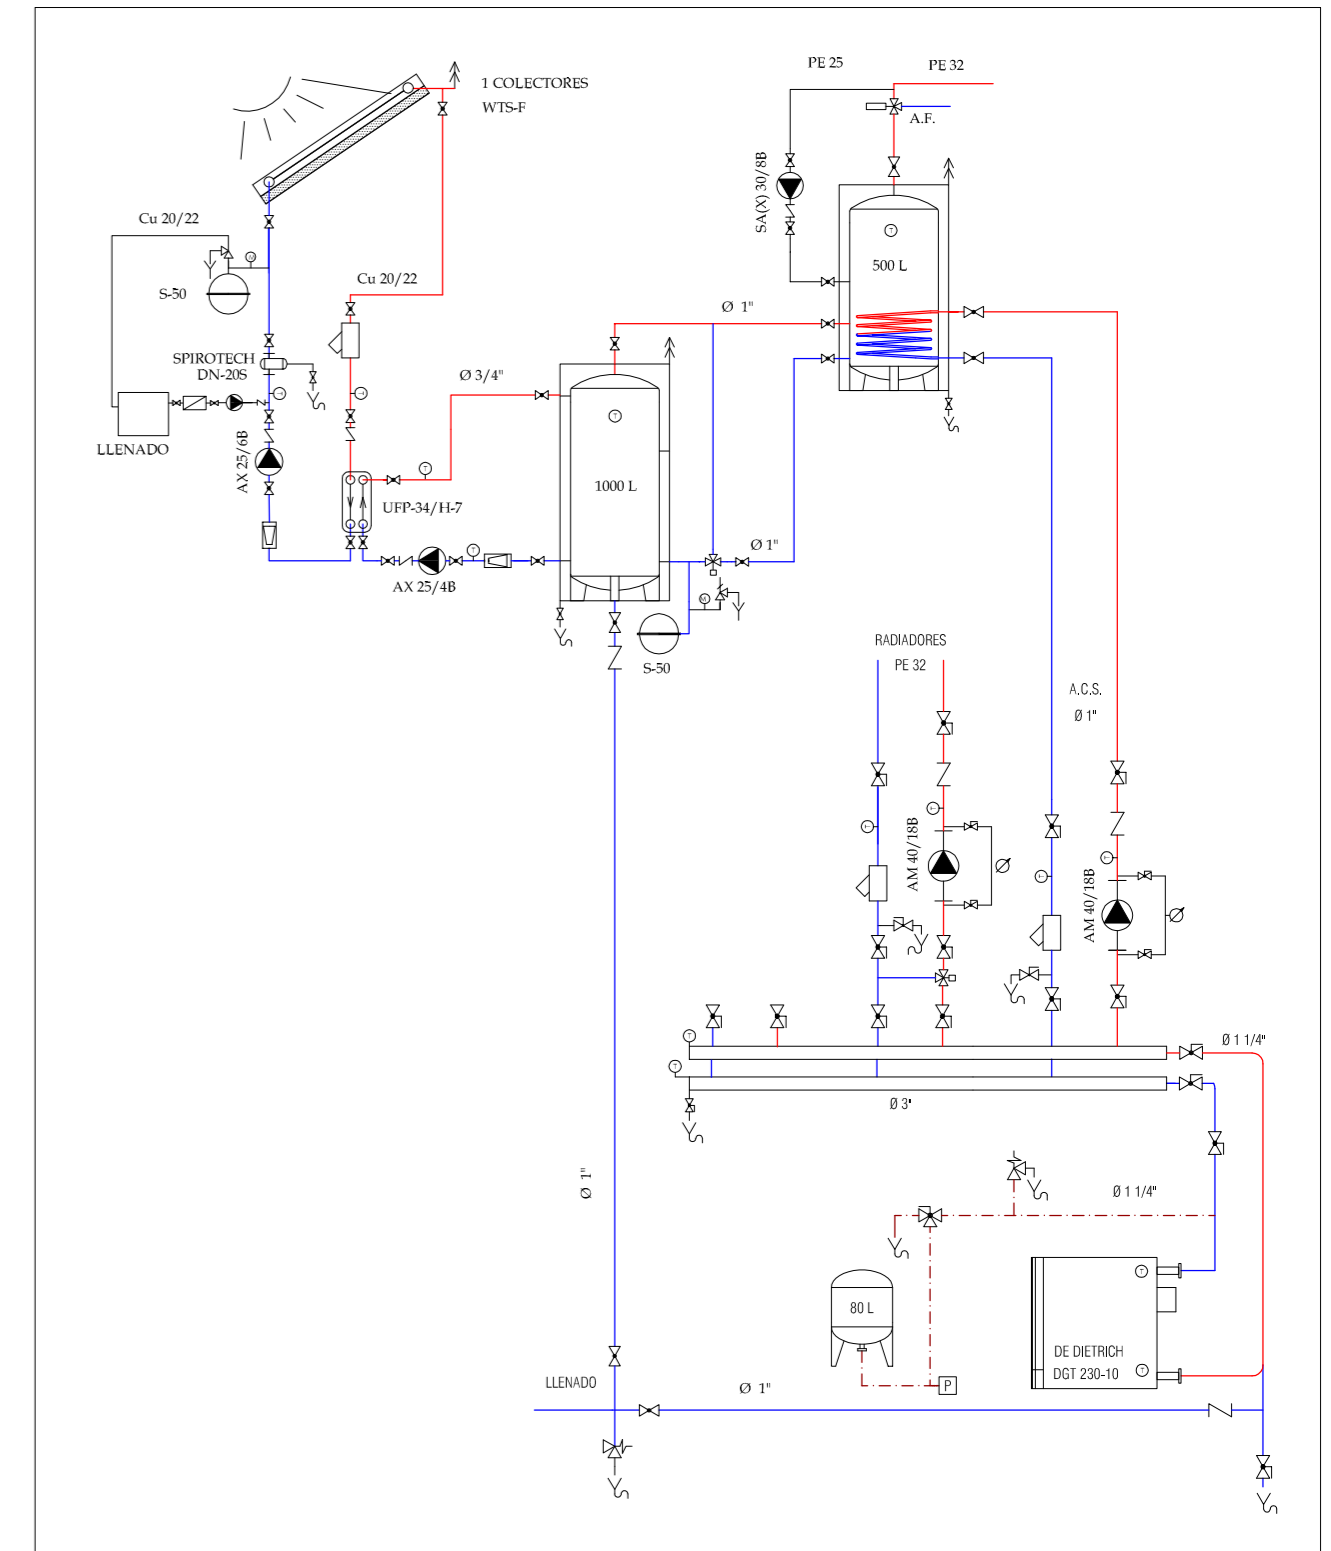

ESQUEMA DE PRINCIPIO



LEYENDA DE CLIMATIZACIÓN

- ▬ RADIADORES (ALTURA/ELEMENTOS)
- ▬ TUBERÍA DE RETORNO
- ▬ TUBERÍA DE IDA