



ESTADO ACTUAL

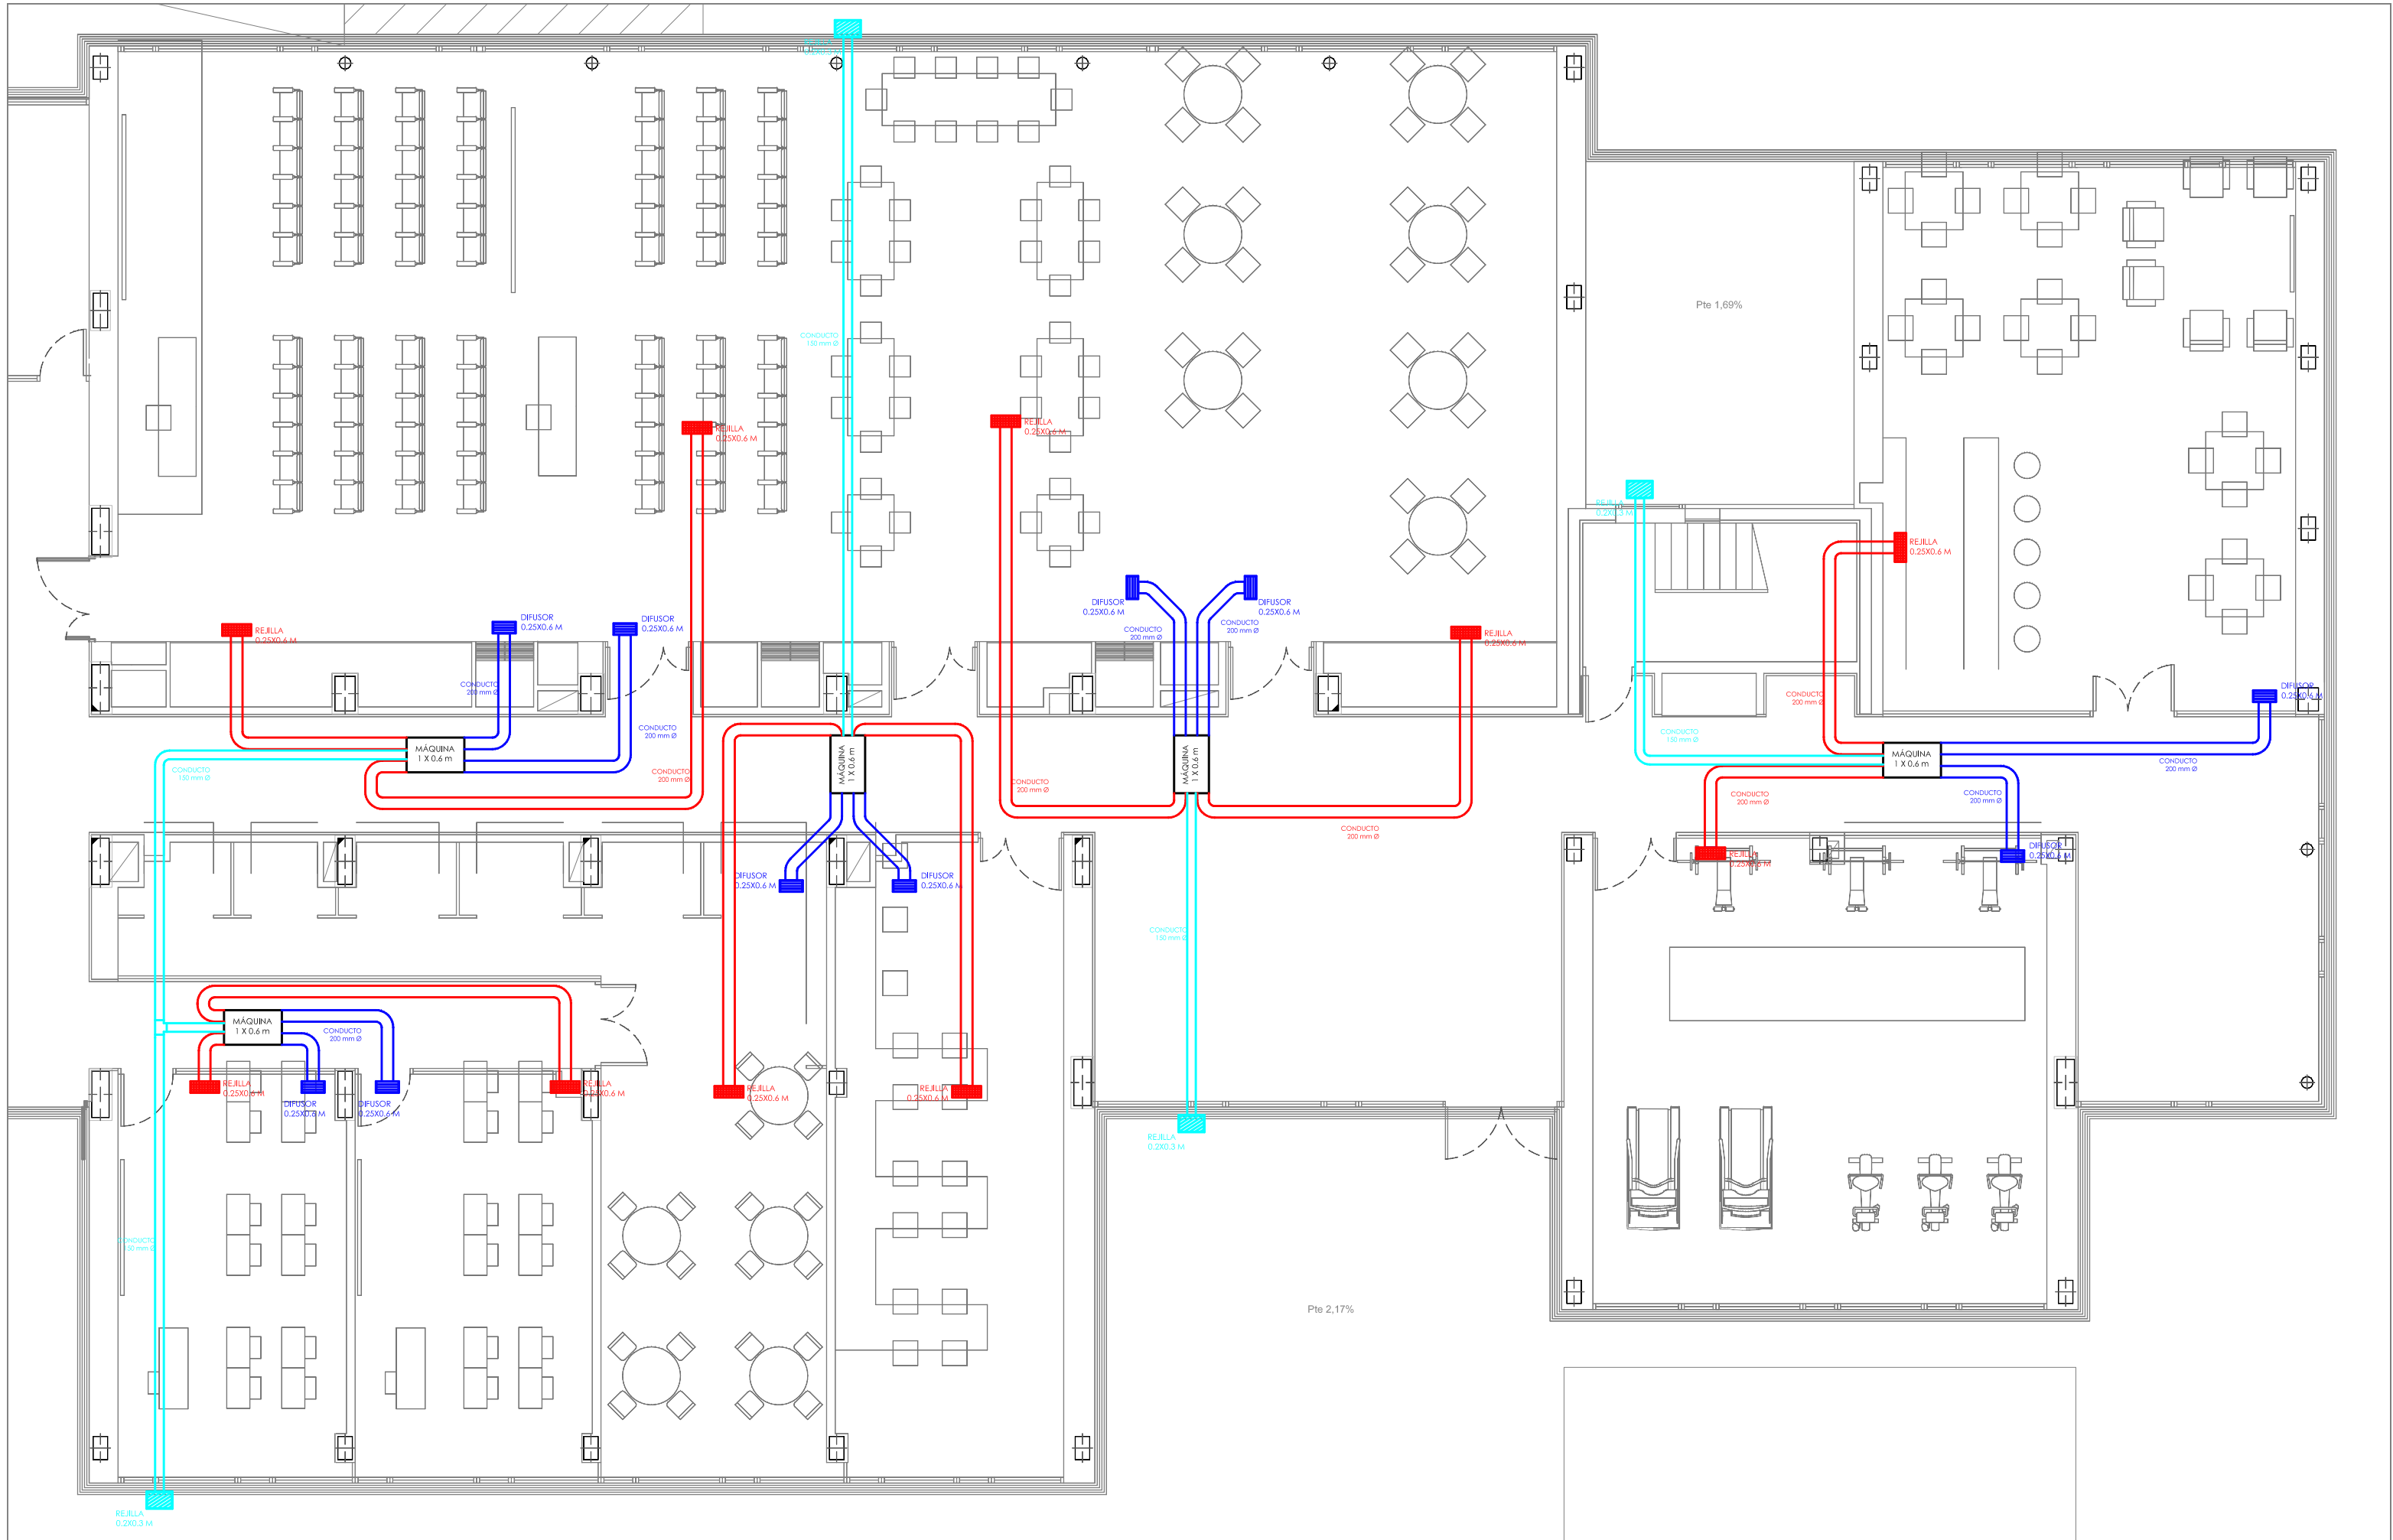

ESTADO REFORMADO

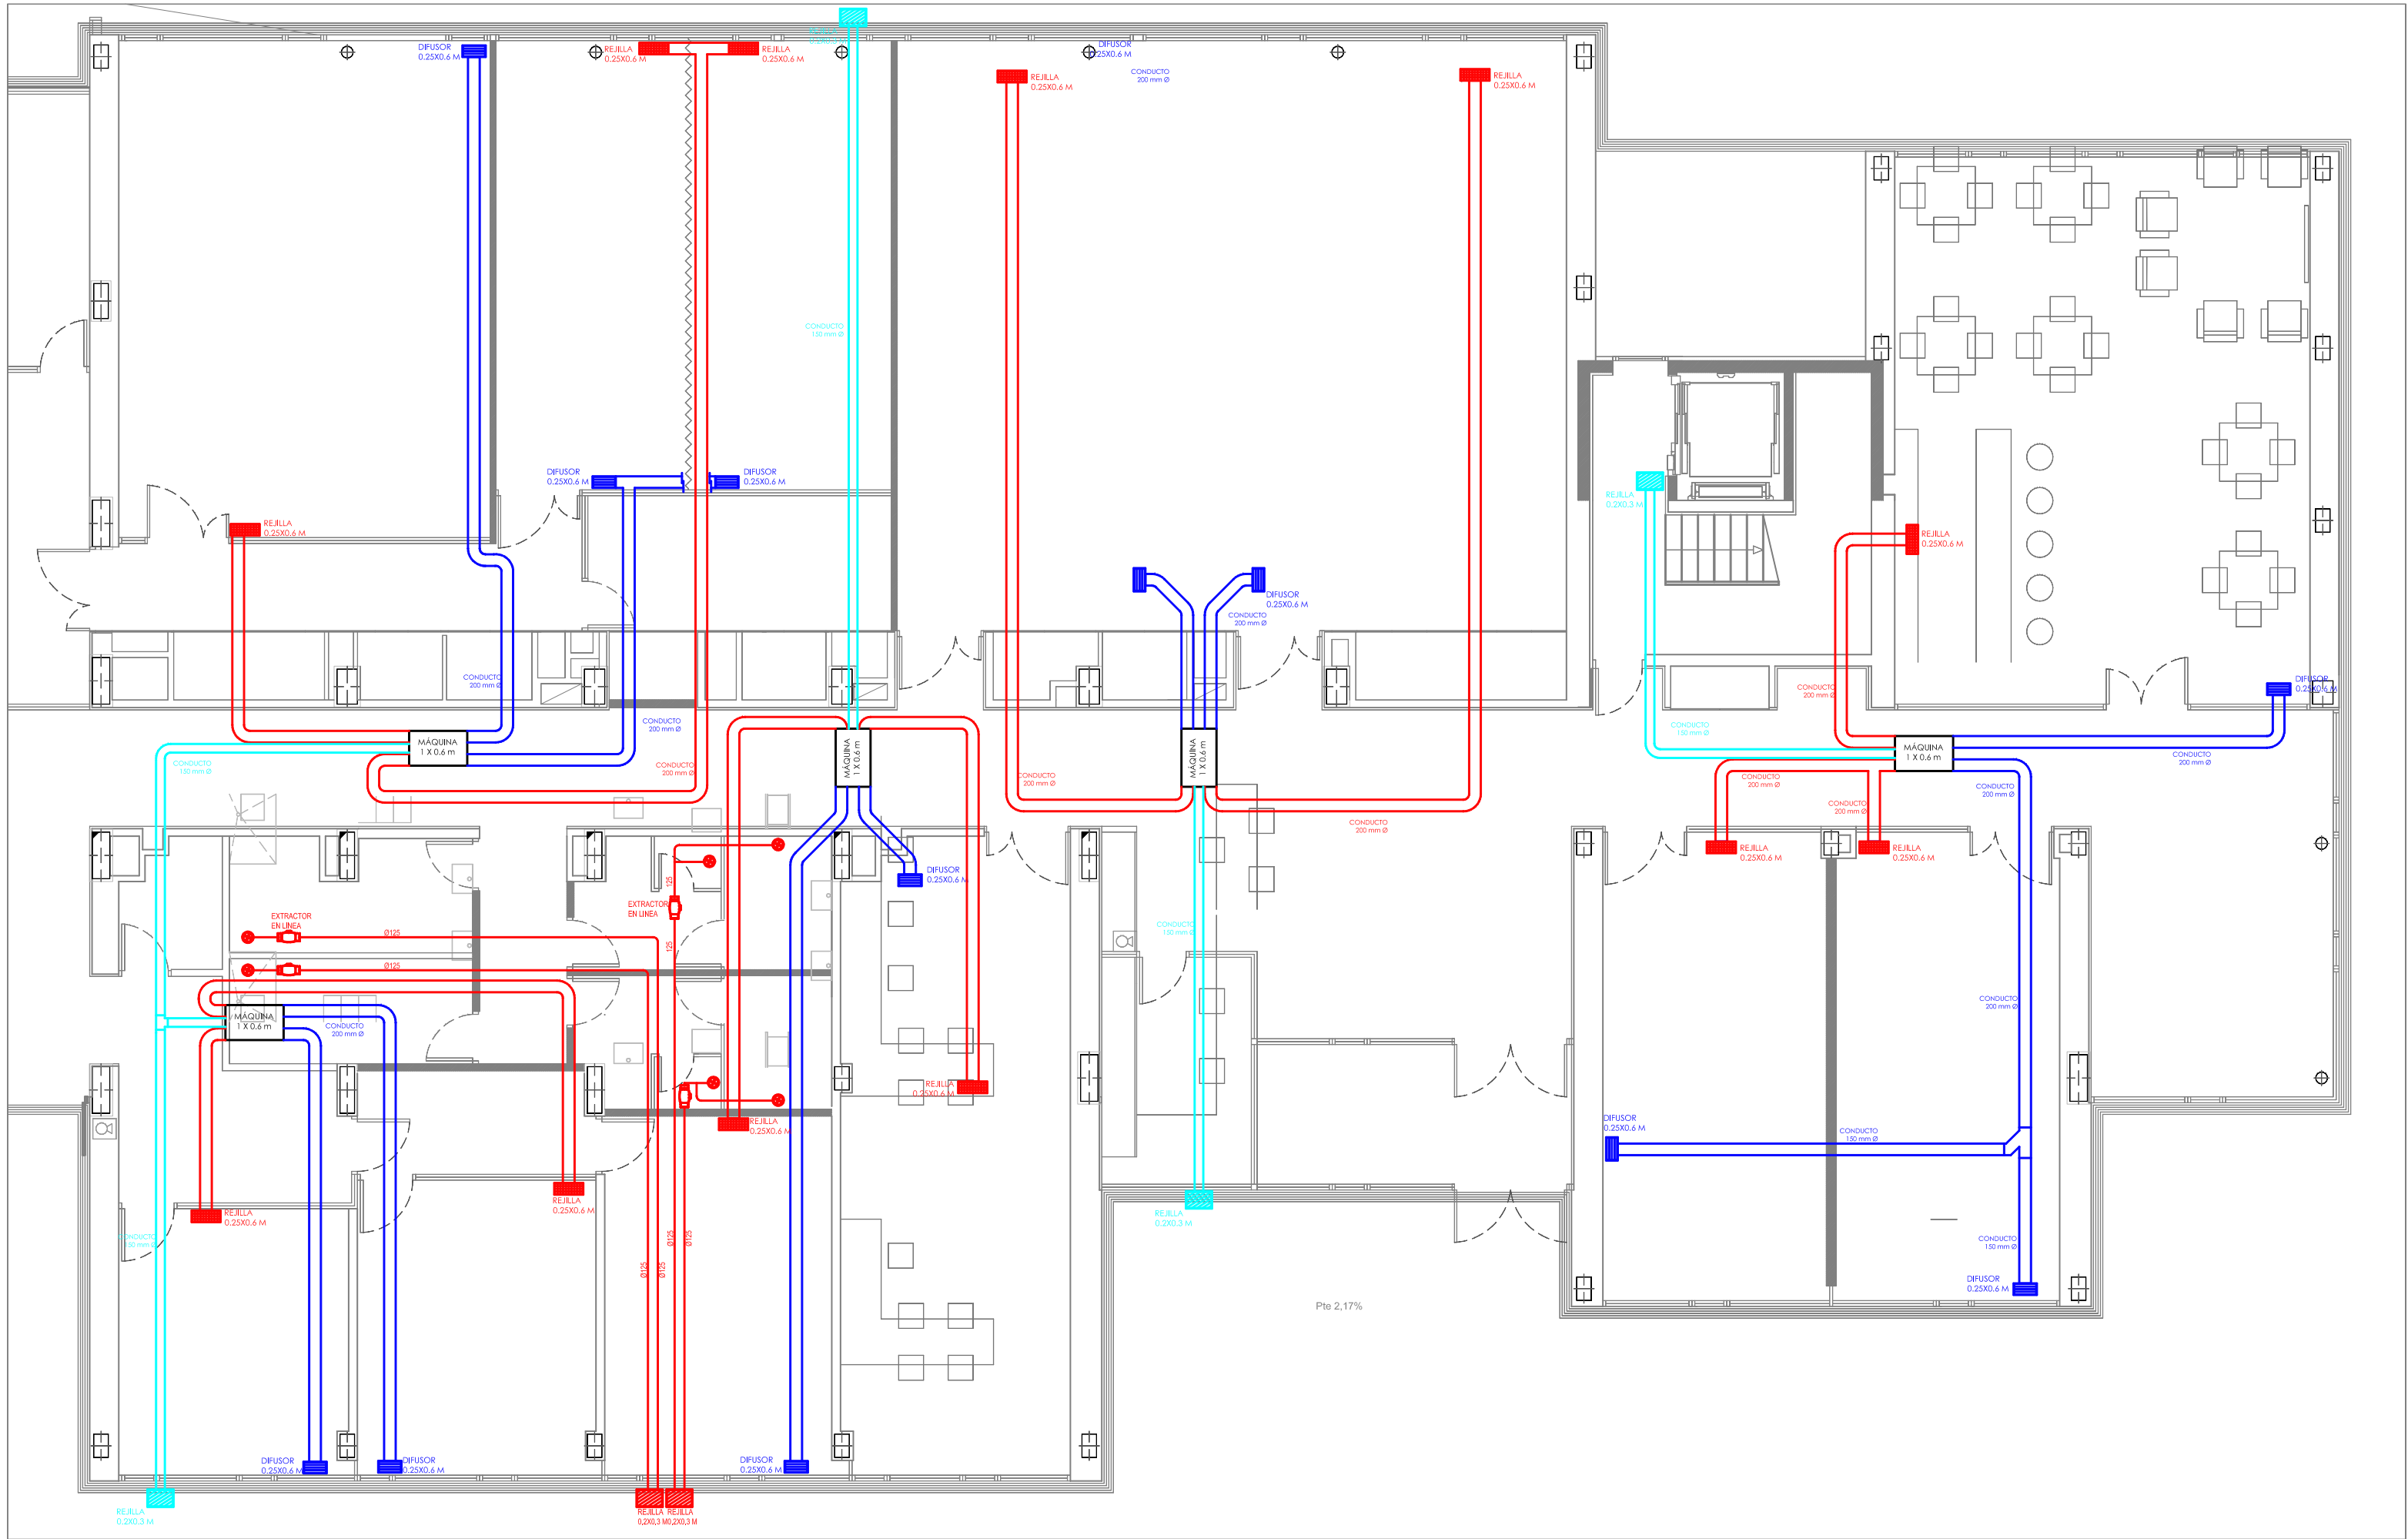


SÍMBOLO	LEYENDA DE CLIMATIZACIÓN	SÍMBOLO	LEYENDA DE CLIMATIZACIÓN
	TUBERÍA DE AGUA IDA		TERMOSTATO AMBIENTE
	TUBERÍA DE AGUA RETORNO		TERMOSTATO AMBIENTE ESPECIAL RECINTOS PUBLICOS
	MONTANTE DE TUBERÍA		CONDUCTO DE AIRE
	DERIVACIÓN A COLECTOR, RECUPERADOR, ETC.		MONTANTE CONDUCTO DE AIRE
	LLAVE DE CORTE		CONDUCTO FLEXIBLE DE CONEXIÓN
	VALVULA DE 3 VÍAS		MÁQUINA (1 X 0,6 m)
	VALVULA DE SOBRECARGA DE PRESIÓN DIFERENCIAL		SISTEMA AHORRO INTEGRADO EN LA VENTILACIÓN
	DILATADOR		SILENCIADOR
	CIRCULADOR HIDRÁULICO		DEPOSITO DE INERCIÁ / VASO DE EXPANSIÓN
	REJILLA DE TECHO IMPULSION-RETORNO		
	COLECTOR DE SUELO RADIANTE		
	CAJA DE CONEXIONES CABEZALES SUELO RADIANTE		
	ZONA SUELO RADIANTE DN16, PASO 15CM - 10CM		
	RADIADOR TIPO ROCA DUBAL O SIMILAR		



NOTA: TODAS LAS VERTICALES A HABITACIONES Y LAS DERIVACIONES PRINIPALES DISPONDAN DE LLAVES DE CORTE EN LOS COLECTORES SE INSTALARAN VALVULAS DE SOBRECARGA DE PRESION DIFERENCIAL

4.2 COMEDOR

ESTADO ACTUAL

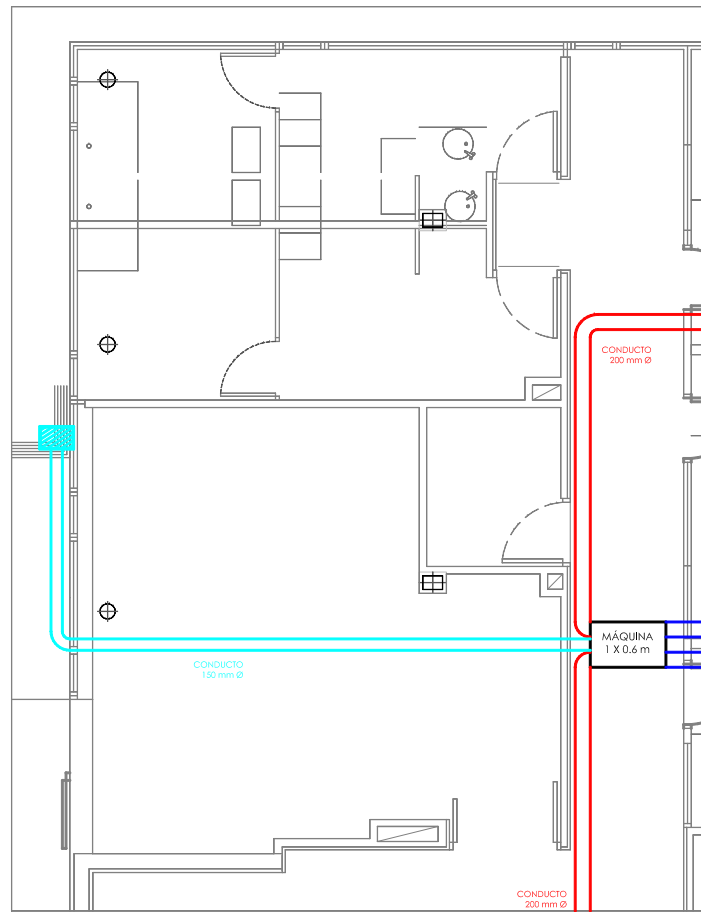

ESTADO REFORMADO

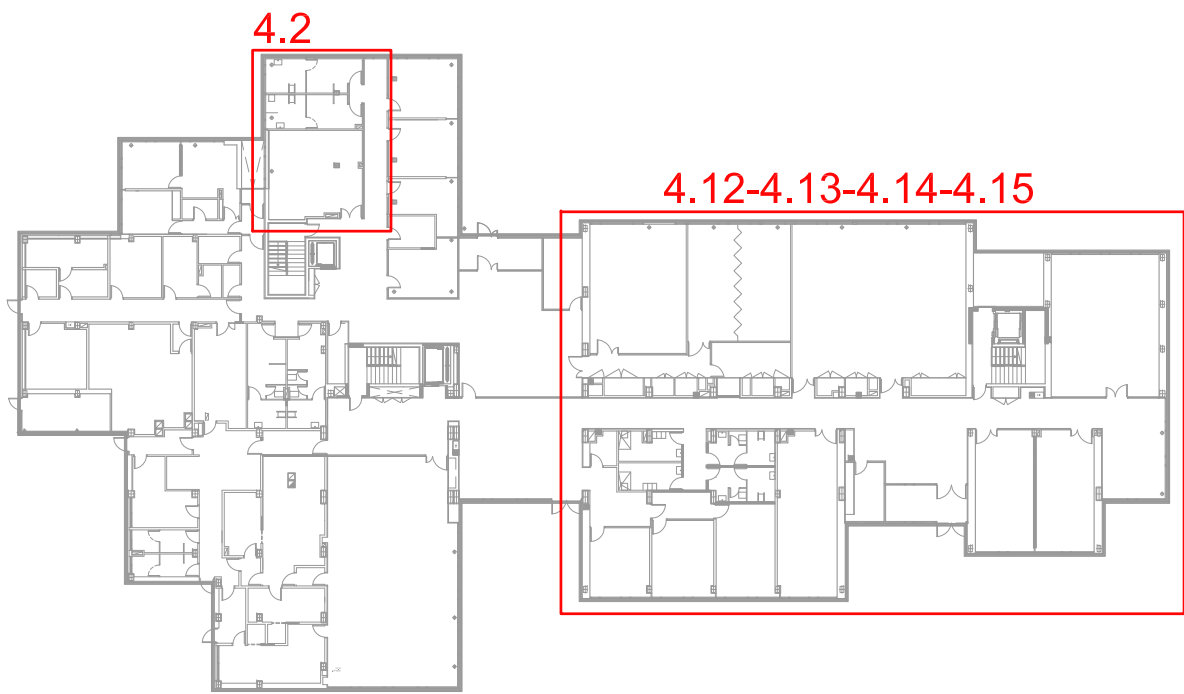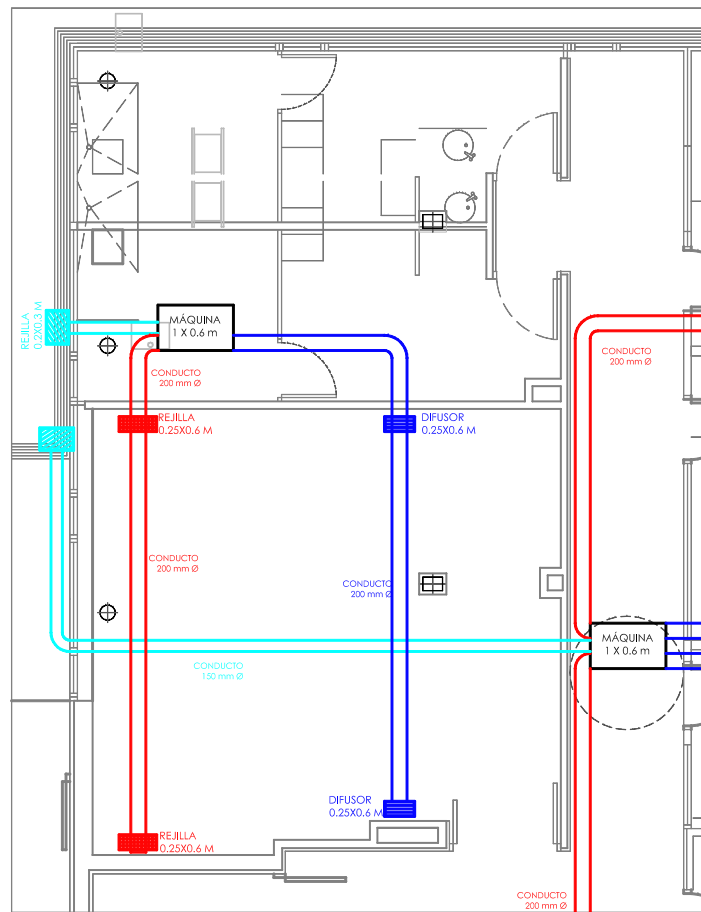

JUNTA DE CASTILLA Y LEÓN
CONSEJERIA DE FAMILIA E IGUALDAD DE OPORTUNIDADES
INSTITUTO DE LA JUVENTUD



PROYECTO BÁSICO Y DE EJECUCIÓN DE
FINALIZACIÓN DE RESIDENCIA JUVENIL E INCLUSIÓN DE
UN CENTRO DE MENORES EN ÁVILA

PLAN PARCIAL ARUP 1/7 "CIUDAD DEPORTIVA"
PARCELA Nº 5
ÁVILA

DOCUMENTO
INSTALACIÓN DE VENTILACIÓN
Planta baja

EXPEDIENTE

17/02

FECHA

ABRIL 2017

ESCALA

1:100

PLANO

I-V01

ARQUITECTO
Arturo Blanco Herrero

COLABORADORES
Verónica Fernández Fernández / Clara Martín de la Calle