


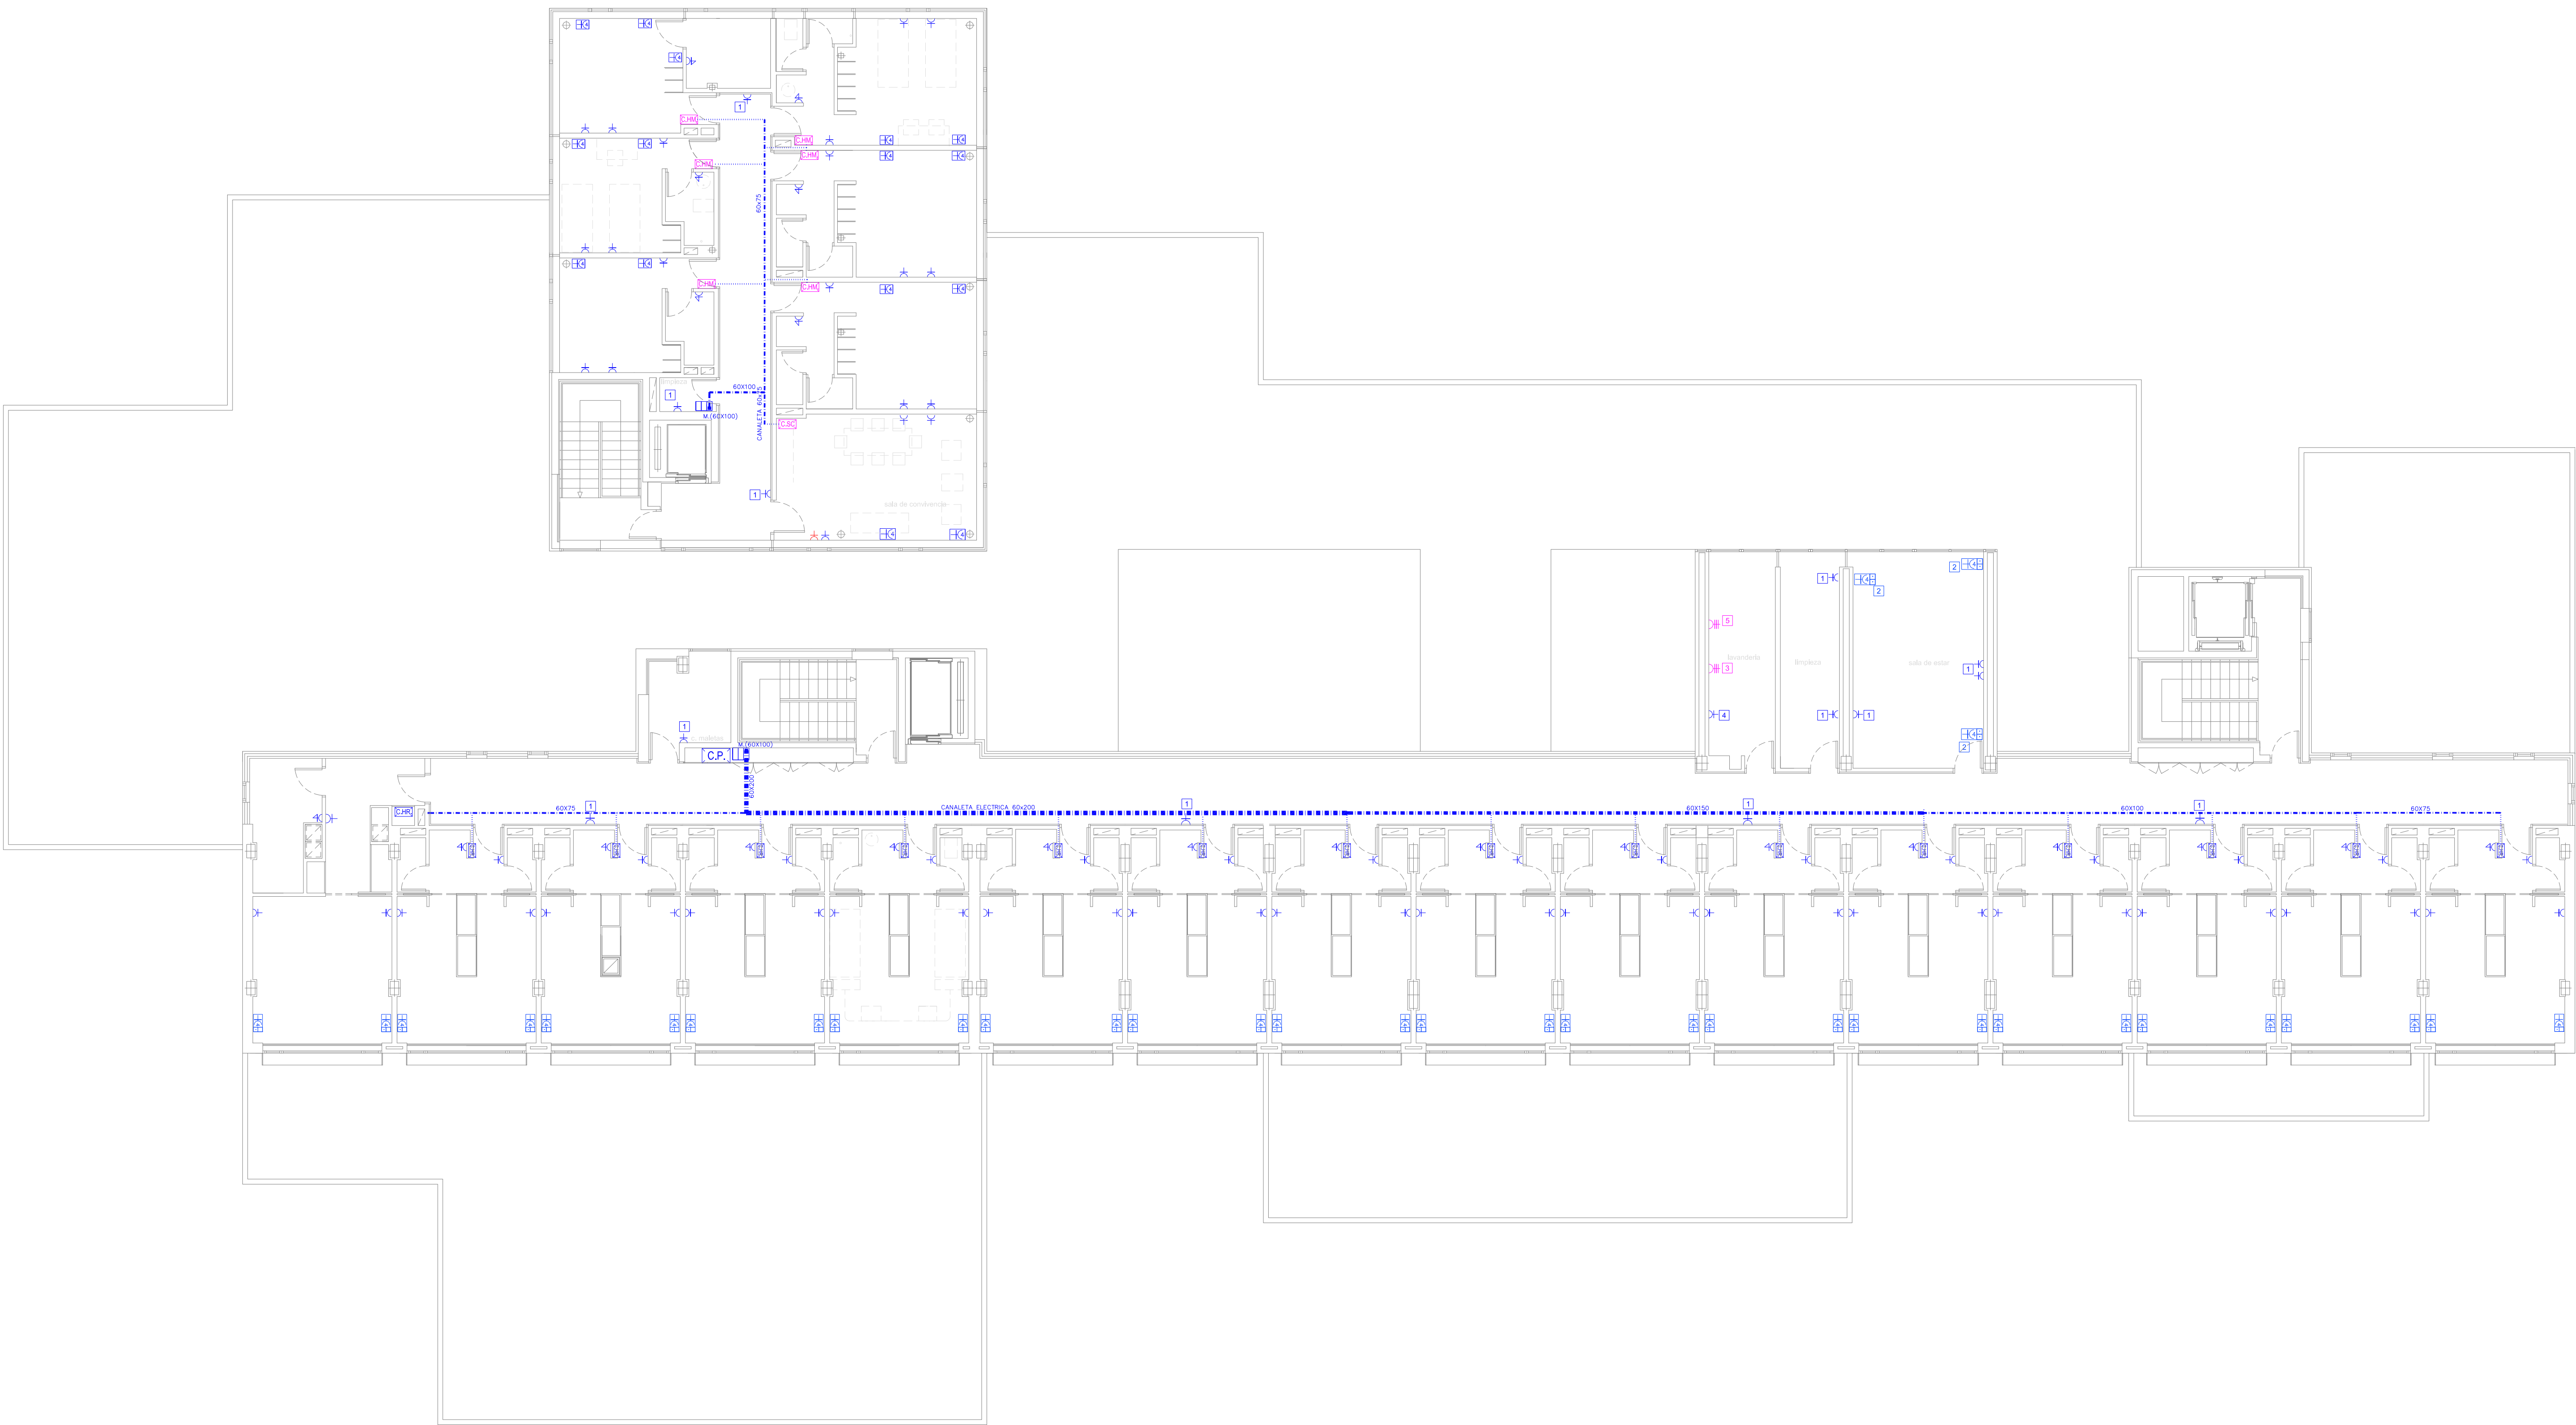

Símbolo	LEYENDA
	CUADRO ELECTRICO DE BAJA TENSION (reformat)
	CUADRO ELECTRICO DE HABITACIONES (RESIDENTES) Y (MENORES)
	CUADRO ELECTRICO DE CAFETERIA
	CUADRO ELECTRICO DE COMEDOR 1(MENORES) (nuevo) 2 (RESIDENTES) (reformat)
	CUADRO ELECTRICO DE COCINA
	CUADRO ELECTRICO DE PLANTA (RESIDENTES)
	CUADRO ELECTRICO GRUPO DE INCENDIOS
	CUADRO ELECTRICO DE ZONAS COMUNES 1(MENORES-reformat) 2(RESIDENTES hacer nuevo)
	CUADRO ELECTRICO TELECOMUNICACIONES
	CUADRO ELECTRICO DE VIVIENDA
	CUADRO ELECTRICO DE LAVANDERIA
	CUADRO ELECTRICO DE ADMINISTRACION MENORES (reformat)
	CUADRO ELECTRICO DE CENTRO DE MENORES (reformat)
	CUADRO ELECTRICO SALON USOS MULTIPLES (reformat)
	CUADRO ELECTRICO AULAS RESIDENTES (reformat)
	CUADRO ELECTRICO ADMON RESIDENTES (reformat)
	CUADRO ELECTRICO DE ONVIVENCIA MENORES (reformat hacer nuevo)
	CUADRO ELECTRICO DE SALAS TECNICAS
	CUADRO ELECTRICO DE PRESION DE AGUA
	CUADRO ELECTRICO DE CLIMATIZACION
	1 TOMA VOZ
	4TC 2P+T16A+2RJ45 D/D
	4TC 2P+T16A+2RJ45 D
	4TC 2P+T16A+1RJ45 D
	4TC 2P+T16A
	4TC 2P+T16A EN CAJA DE SUELO
	4TC 2P+T16A+2RJ45 D/D EN CAJA DE SUELO
	4TC 2P+T16A+2RJ45 V/D EN CAJA DE SUELO
	1TC 2P+T16A
	1TC 2P+T16A SECAMANOS
	1TC 2P+T16A CON DIFERENCIAL
	1TC 2P+T125A
	1TC 3P+T16A/25A/32A
	CIRCUITO "Nº" DE FUERZA
	BANDEJA ELECTRICA DE REJILLA 60X400mm
	BANDEJA ELECTRICA DE REJILLA 60X300mm
	BANDEJA ELECTRICA DE REJILLA 60X200mm
	BANDEJA ELECTRICA DE REJILLA 60X150mm
	BANDEJA ELECTRICA DE REJILLA 60X100mm
	BANDEJA ELECTRICA DE REJILLA 60X75mm
	BANDEJA ELECTRICA METALICA CON TAPA
	PICA Ac-Cu 2m/ 14,6mm
	CABLE Cu DESNUDO 1x35 mm2
	CAJA DE COMPROBACION DE TIERRAS
NOTA: CODIGO DE COLOR PARA CADA MECANISMO Y SU SITUACION EN LA OBRA	
	MECANISMO EXISTENTE
	MECANISMO RECOLOCADO / REFORMATO
	MECANISMO NUEVO

Junta de Castilla y León

Consejería de Familia e Igualdad de Oportunidades

Instituto de la Juventud

Proyecto Básico y de Ejecución de

Finalización de Residencia Juvenil e Inclusión de

Un Centro de Menores en Ávila

Plan Parcial ARUP 1/7 "Ciudad Deportiva"

Parcela Nº 5

Ávila

Documento

Instalaciones de Electricidad

Electricidad en B.T. Planta tercera

Expediente

17/02

Fecha

Abril 2017

Escala

1:100

Plano

I-E09

Arquitecto

Arturo Blanco Herrero

Colaboradores

Verónica Fernández Fernández / Clara Martín de la Calle

Arturo Blanco arquitectos

Caballeros 19, 2º Izda

05001 Ávila

Tf: 00 34 920 250 669