



4.1 VESTUARIOS Y 4.2 COMEDOR

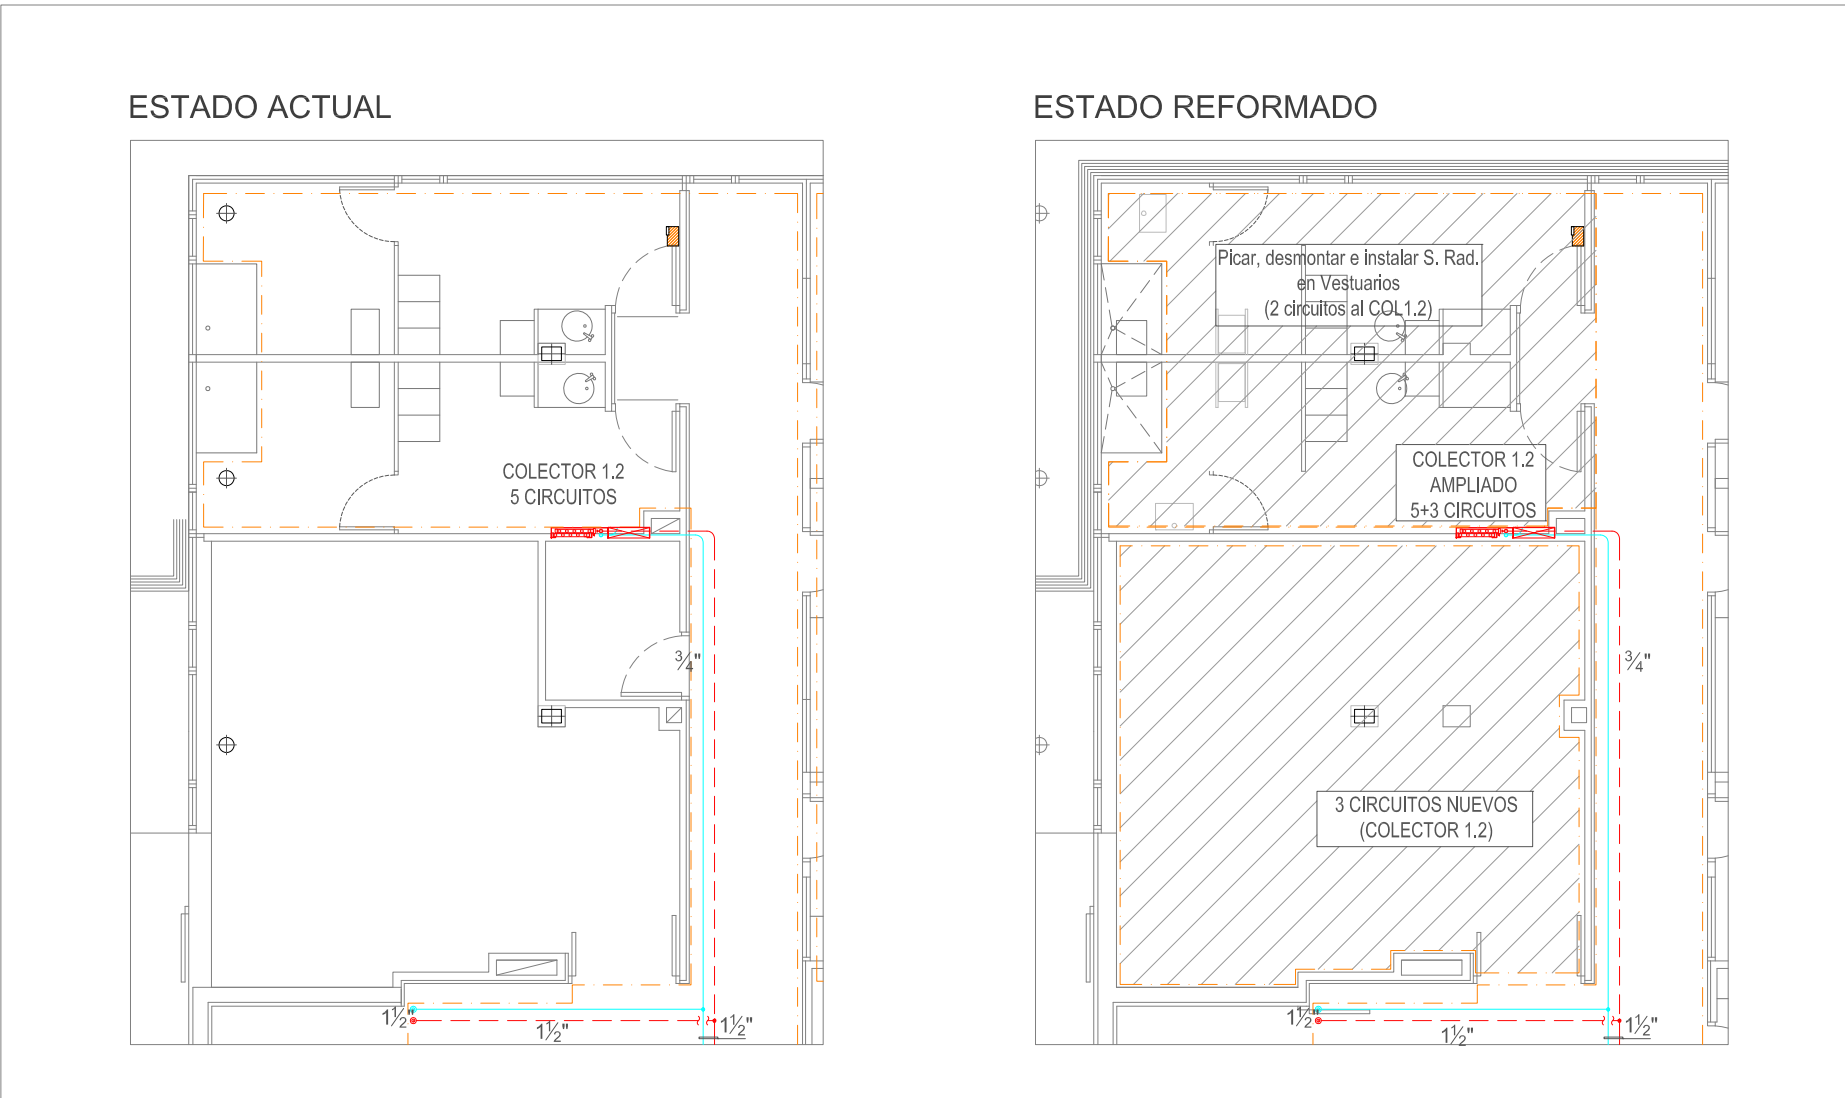


4.4 SALÓN VIVIENDA DIRECTOR

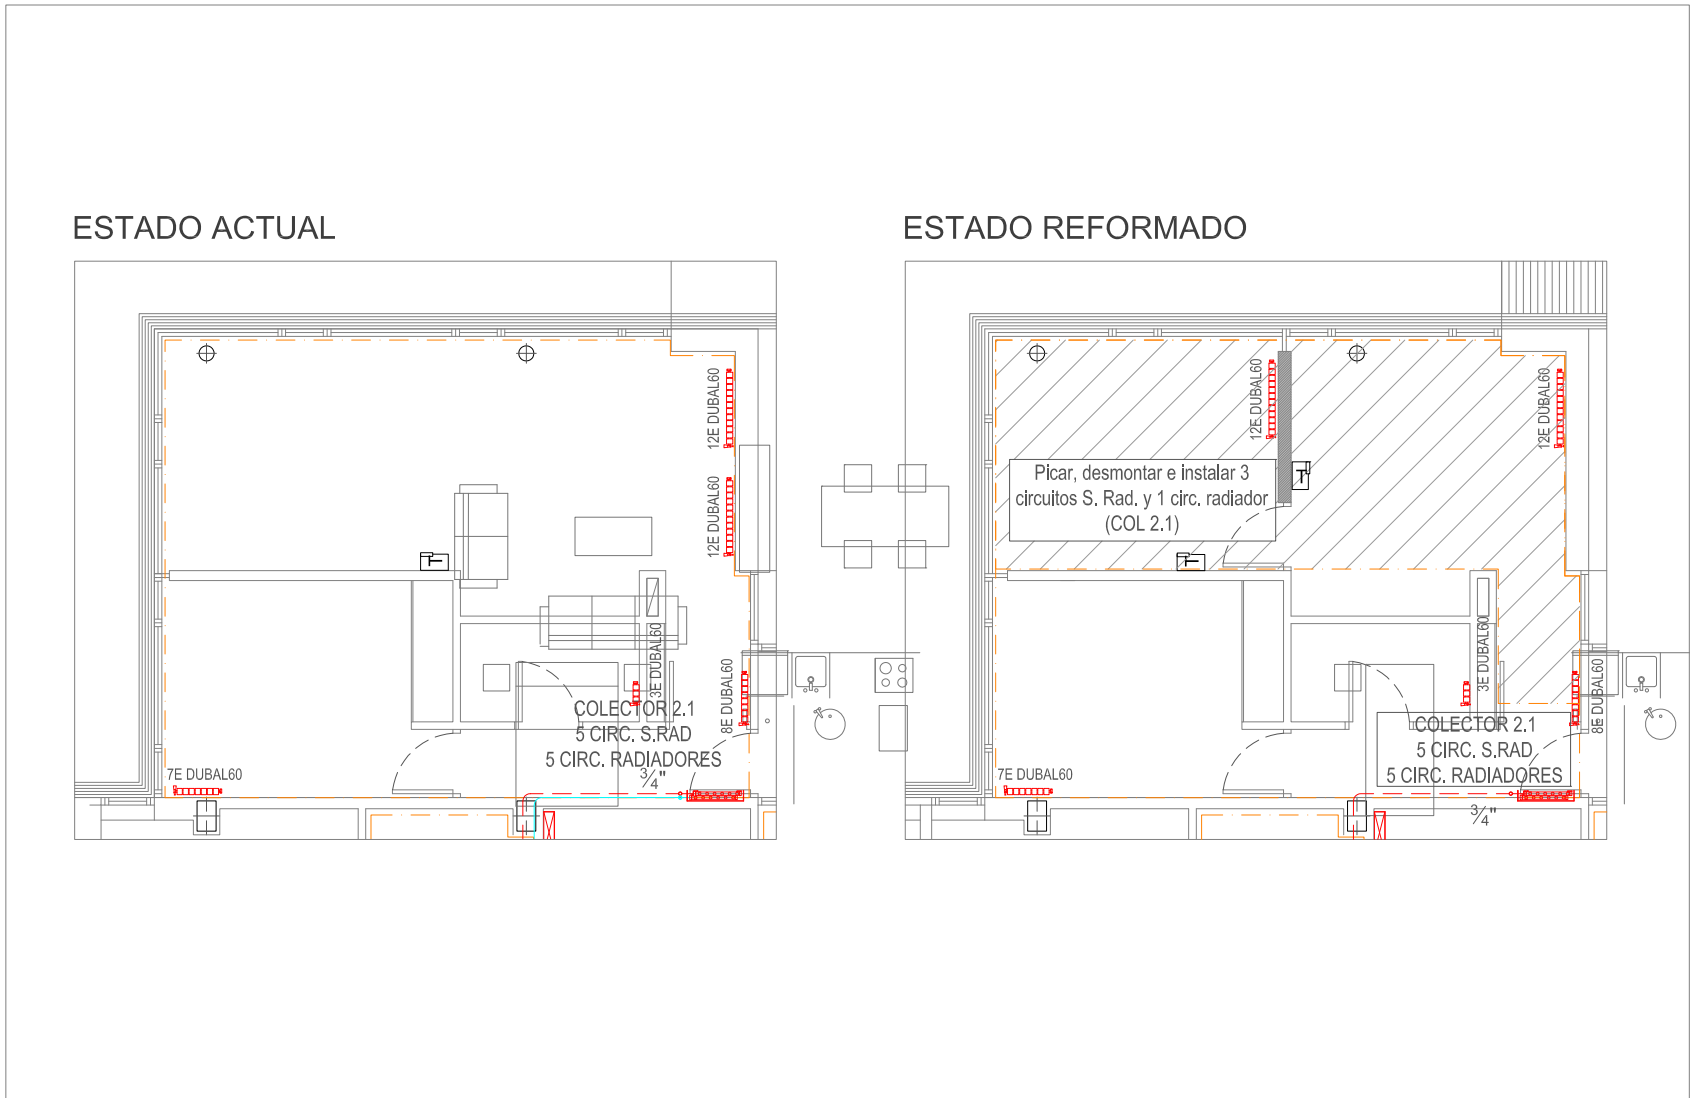



SÍMBOLO	LEYENDA DE CLIMATIZACION	SÍMBOLO	LEYENDA DE CLIMATIZACION
	TUBERIA DE AGUA IDA		TERMOSTATO AMBIENTE
	TUBERIA DE AGUA RETORNO		TERMOSTATO AMBIENTE ESPECIAL RECINTOS PUBLICOS
	MONTANTE DE TUBERIA		CONDUCTO DE AIRE
	DERIVACION A COLECTOR, RECUPERADOR, ETC.		MONTANTE CONDUCTO DE AIRE
	LLAVE DE CORTE		CONDUCTO FLEXIBLE DE CONEXION
	VALVULA DE 3 VIAS		SISTEMA AHORRO INTEGRADO EN LA VENTILACIÓN
	VALVULA DE SOBRECARGA DE PRESION DIFERENCIAL		SILENCIADOR
	DILATADOR		DEPOSITO DE INERCIA / VASO DE EXPANSION
	CIRCULADOR HIDRAULICO		
	REJILLA DE TECHO IMPULSION-RETORNO		
	COLECTOR DE SUELO RADIANTE		
	CAJA DE CONEXIONES CABEZALES SUELO RADIANTE		
	ZONA SUELO RADIANTE DN16, PASO 15CM - 10CM		
	RADIADOR TIPO ROCA DUBAL O SIMILAR		

NOTA: TODAS LAS VERTICALES A HABITACIONES Y LAS DERIVACIONES PRINCIPALES DISPONDRAN DE LLAVES DE CORTE
EN LOS COLECTORES SE INSTALARAN VALVULAS DE SOBRECARGA DE PRESION DIFERENCIAL


4.8 ASEOS GENERALES PLANTA BAJA

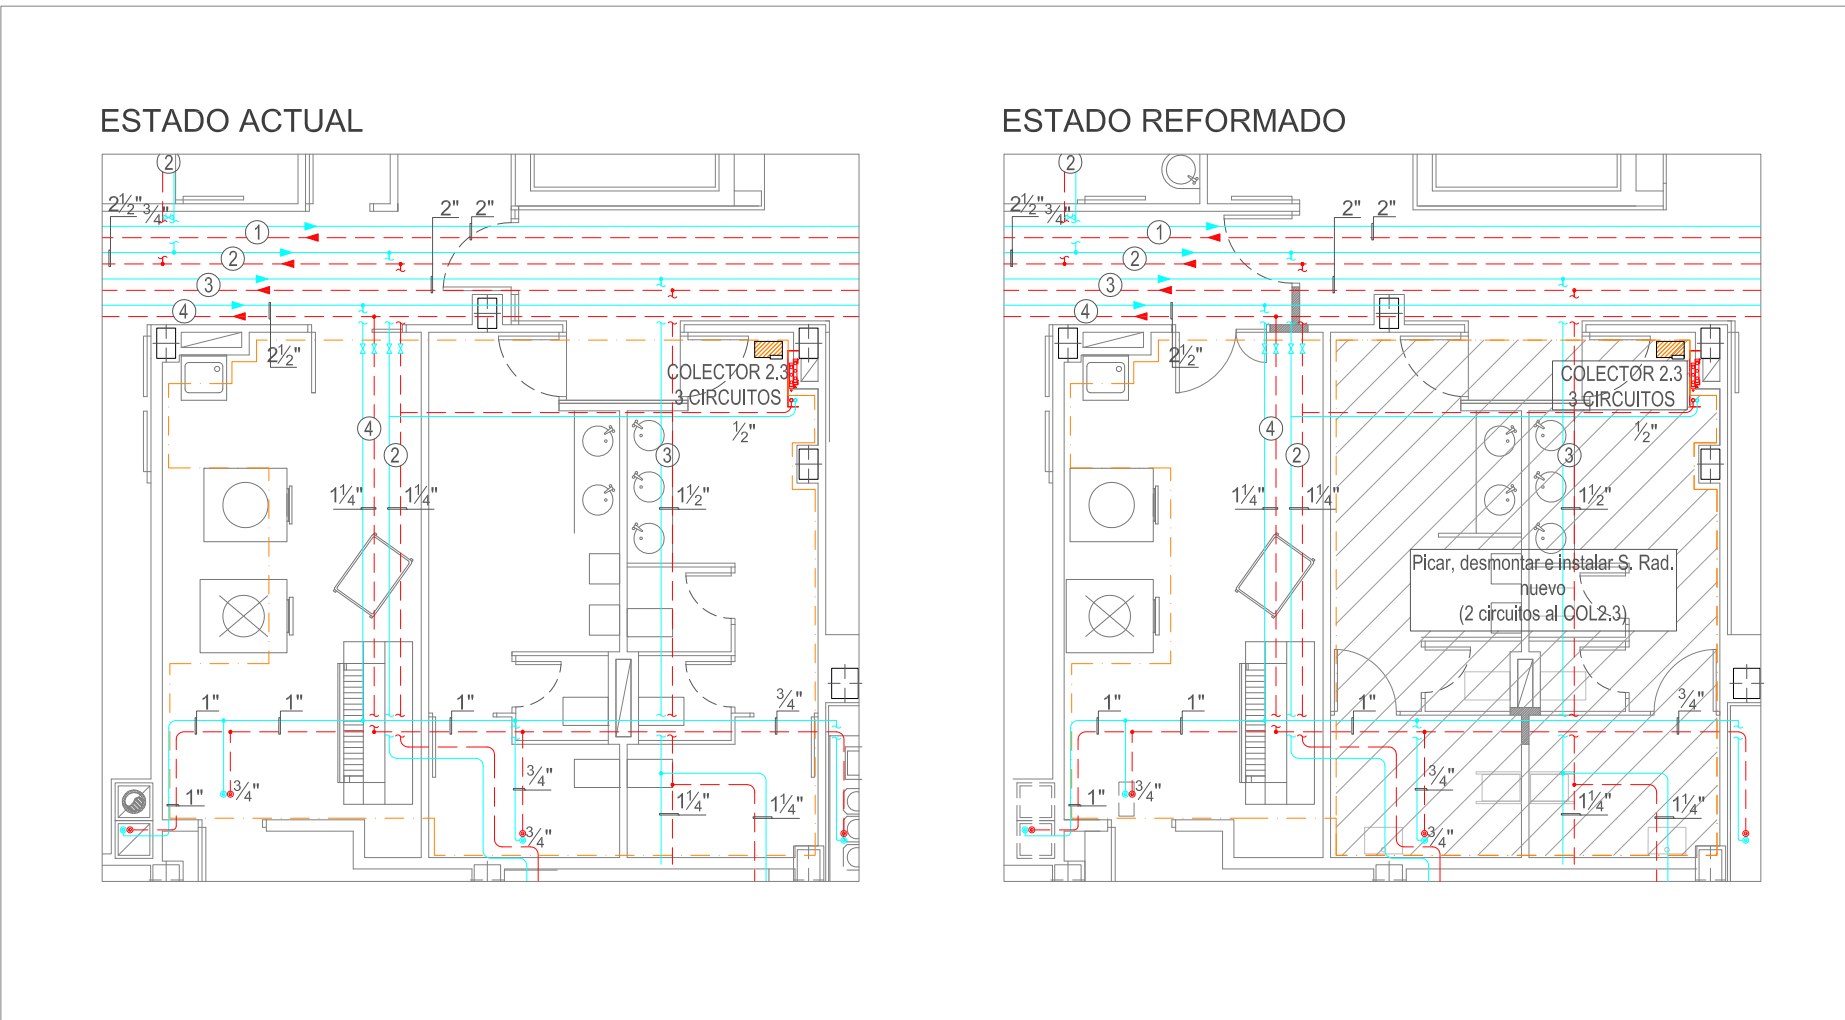

4.9 NÚCLEO DE ASECESOR Y ESCALERA 1

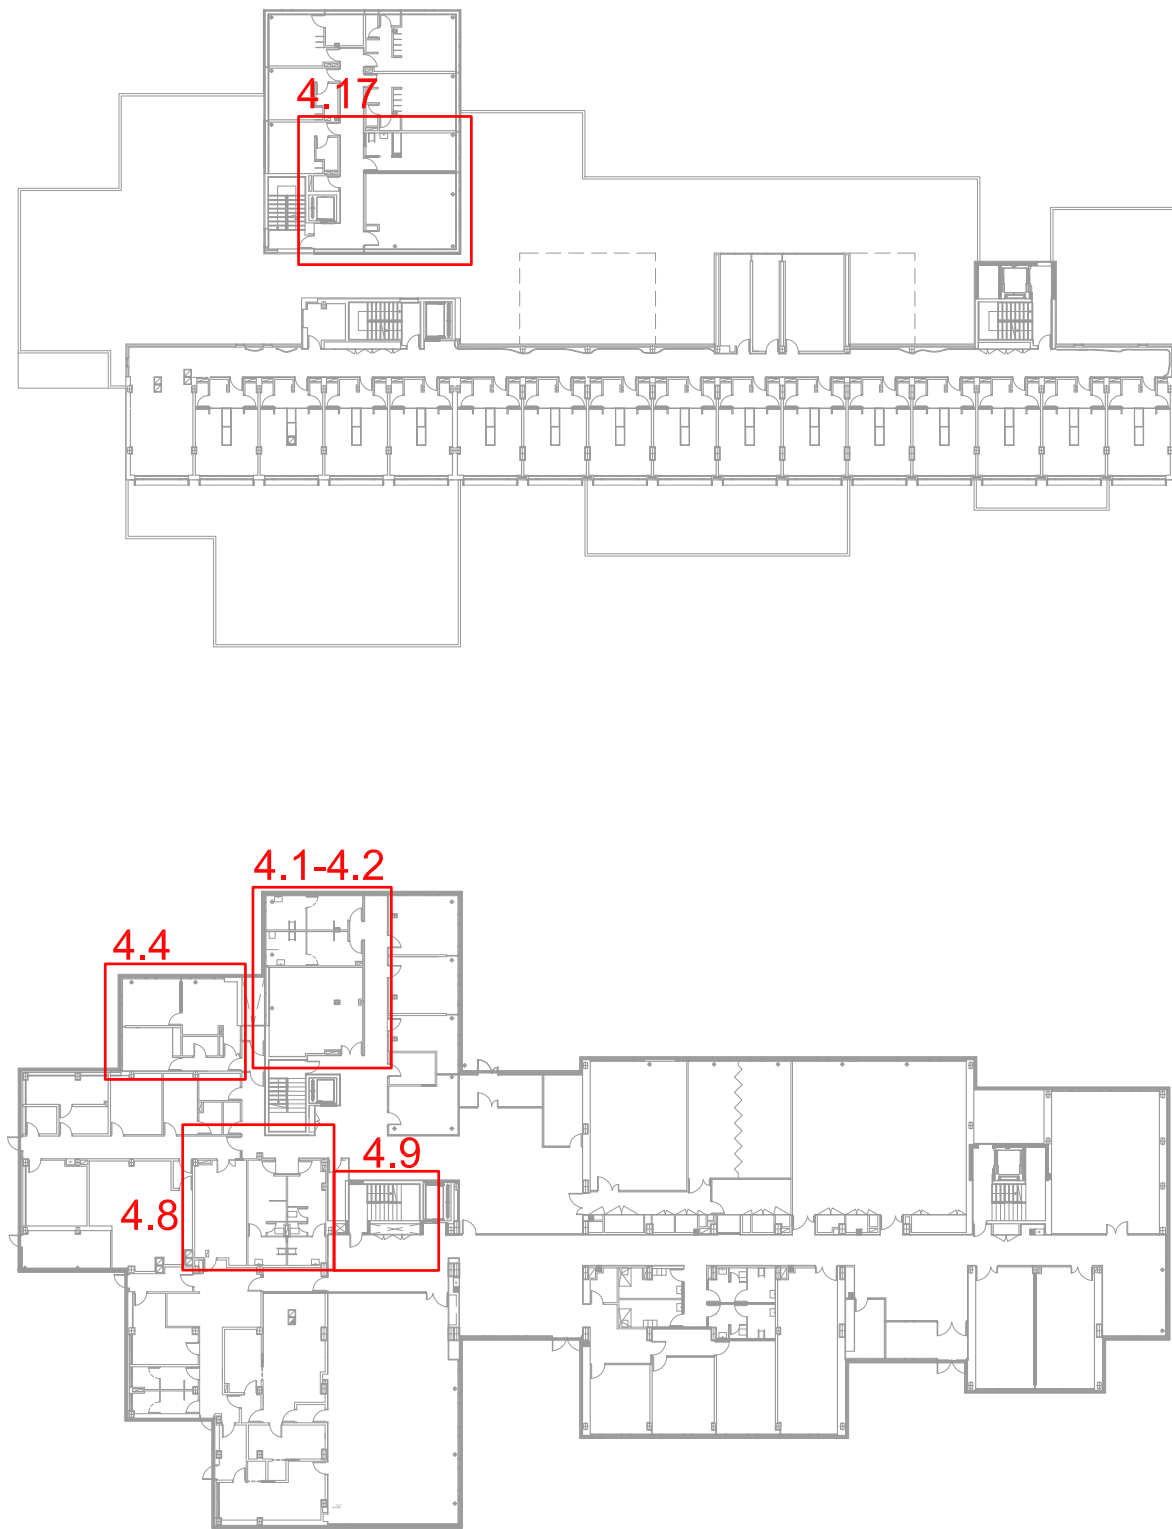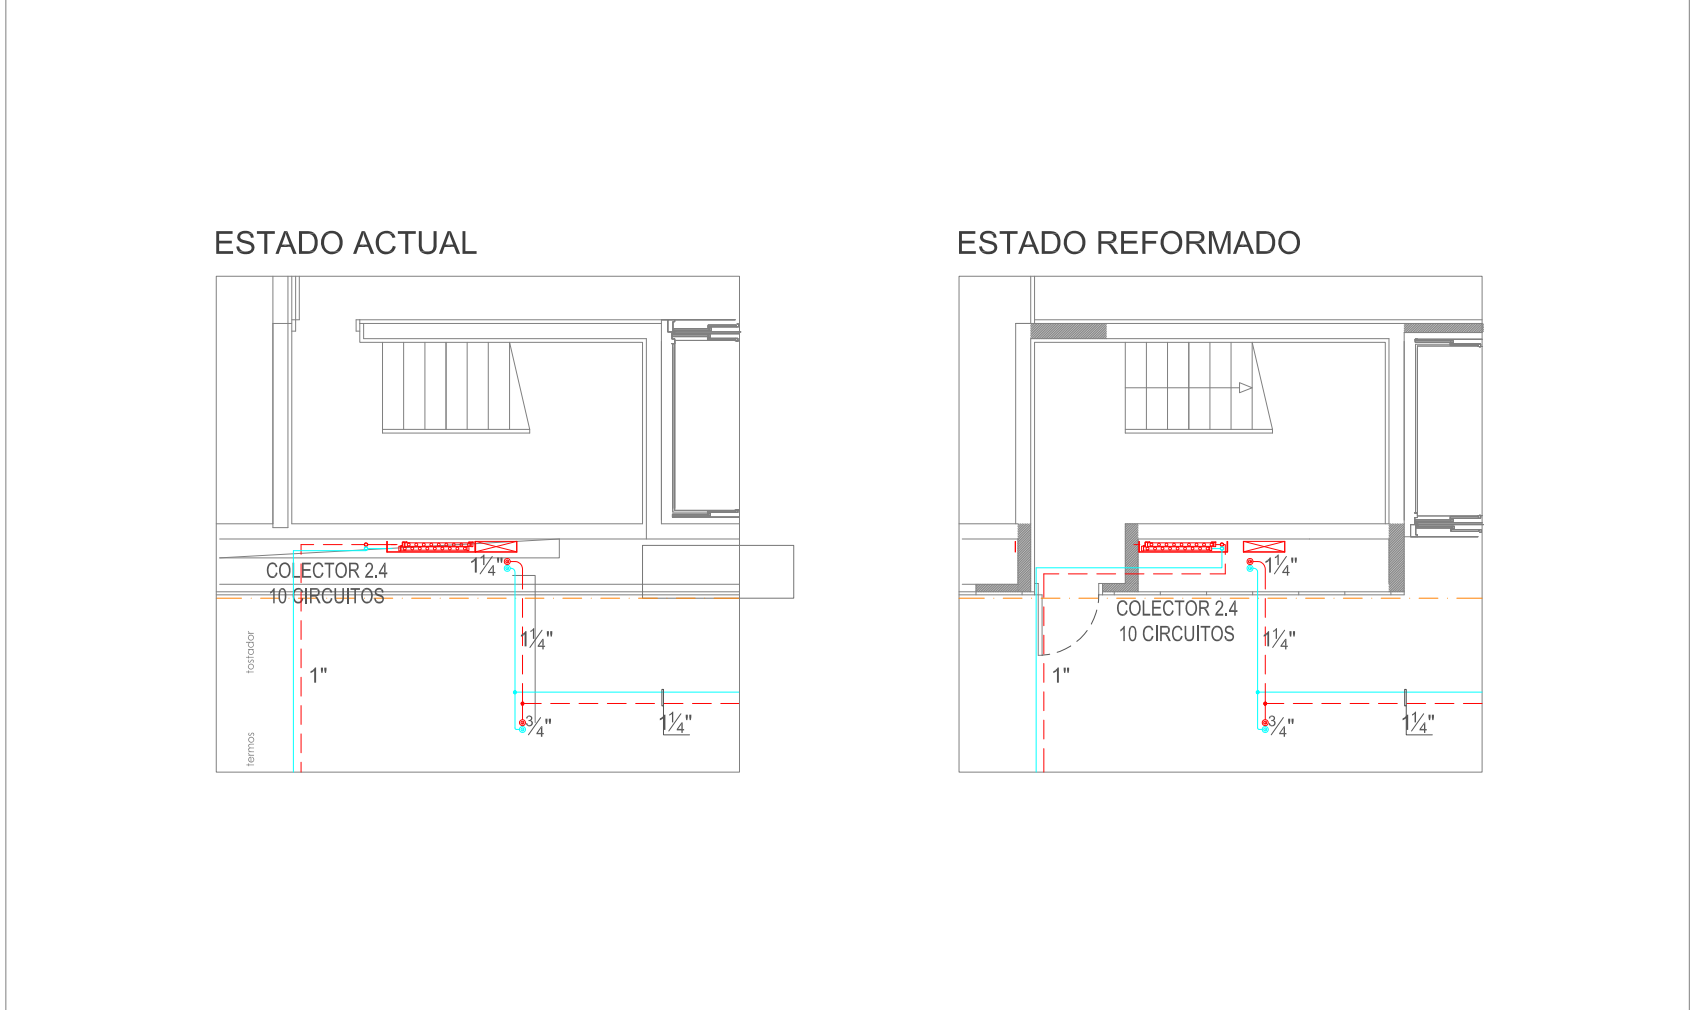

4.17 SALA ACTIVADES Y DESP. EDUCADORES

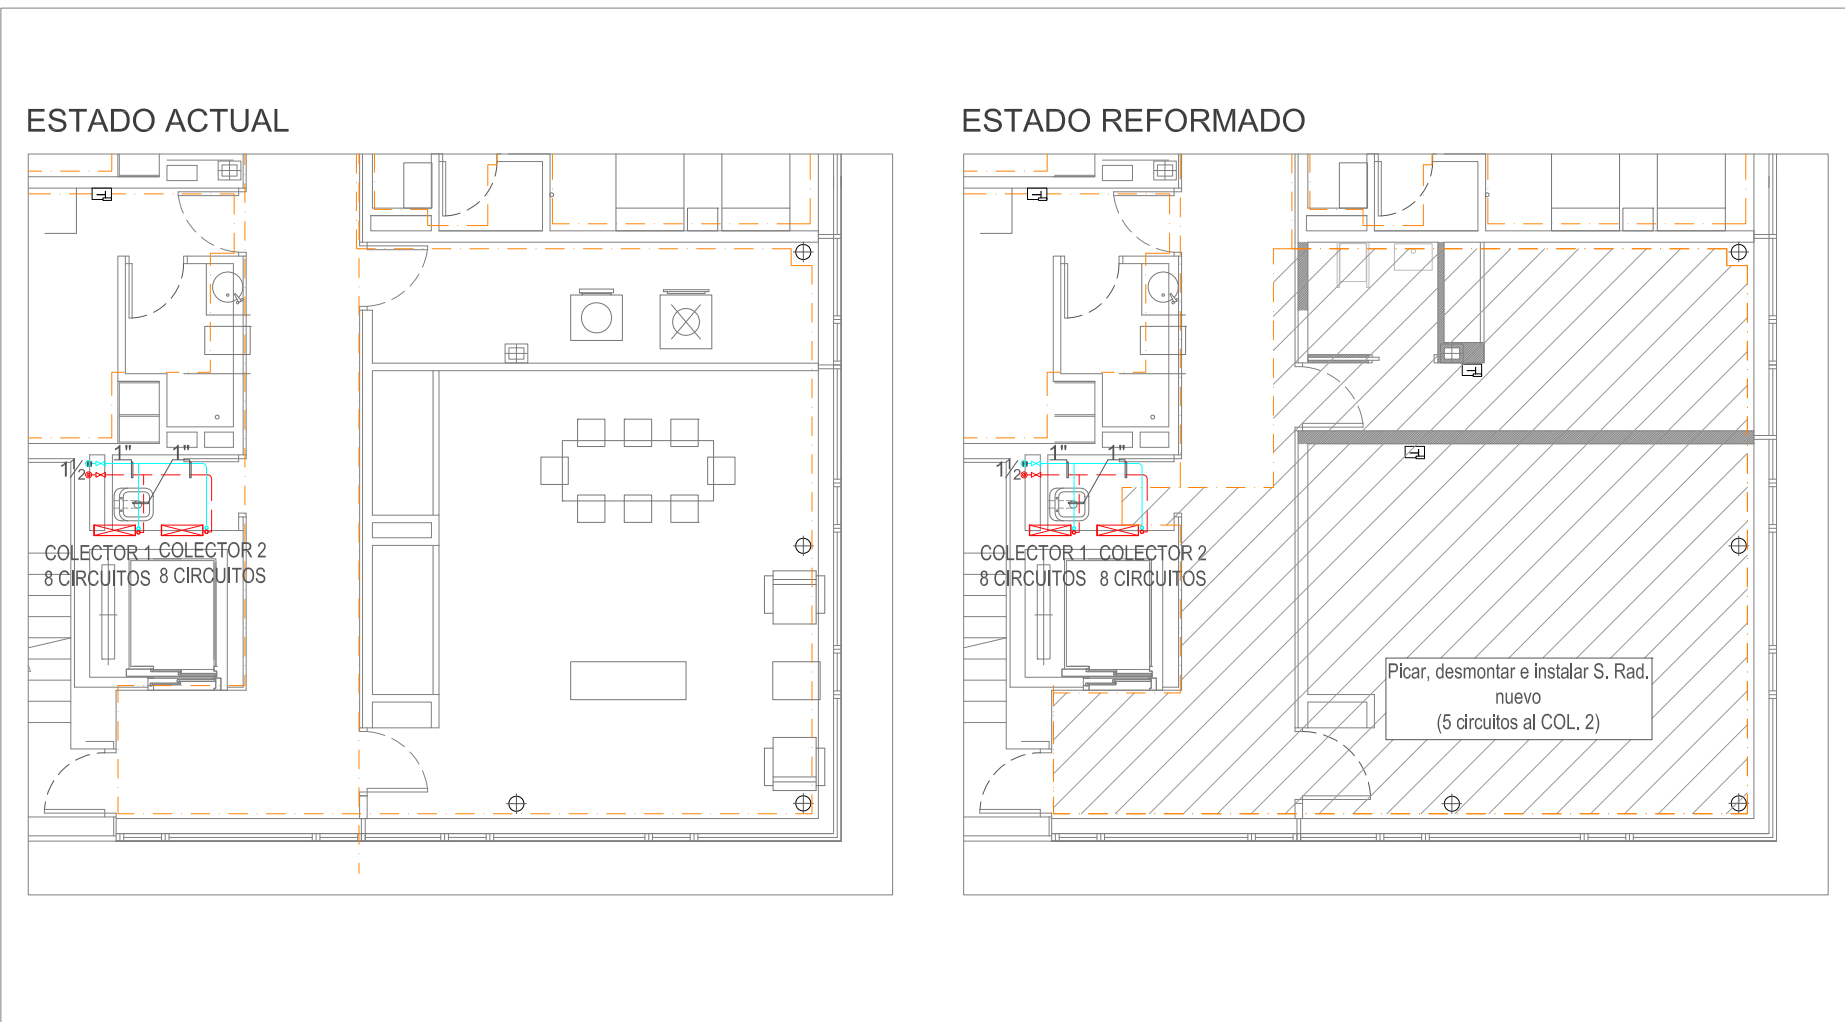

JUNTA DE CASTILLA Y LEÓN
CONSEJERIA DE FAMILIA E IGUALDAD DE OPORTUNIDADES
INSTITUTO DE LA JUVENTUD

PROYECTO BÁSICO Y DE EJECUCIÓN DE
**FINALIZACIÓN DE RESIDENCIA JUVENIL E INCLUSIÓN DE
UN CENTRO DE MENORES EN ÁVILA**
PLAN PARCIAL ARUP 1/7 "CIUDAD DEPORTIVA"
PARCELA Nº 5
ÁVILA

DOCUMENTO

INSTALACIÓN DE CLIMATIZACIÓN 1
Planta baja y planta primera

EXPEDIENTE
17/02

FECHA
ABRIL 2017

ESCALA
1:100

PLANO
I-C01

ARQUITECTO
Arturo Blanco Herrero

COLABORADORES
Verónica Fernández Fernández / Clara Martín de la Calle

Arturo Blanco arquitectos

Caballeros 19, 2º Izda

05001 ÁVILA

T/F 00 34 920 250 669